


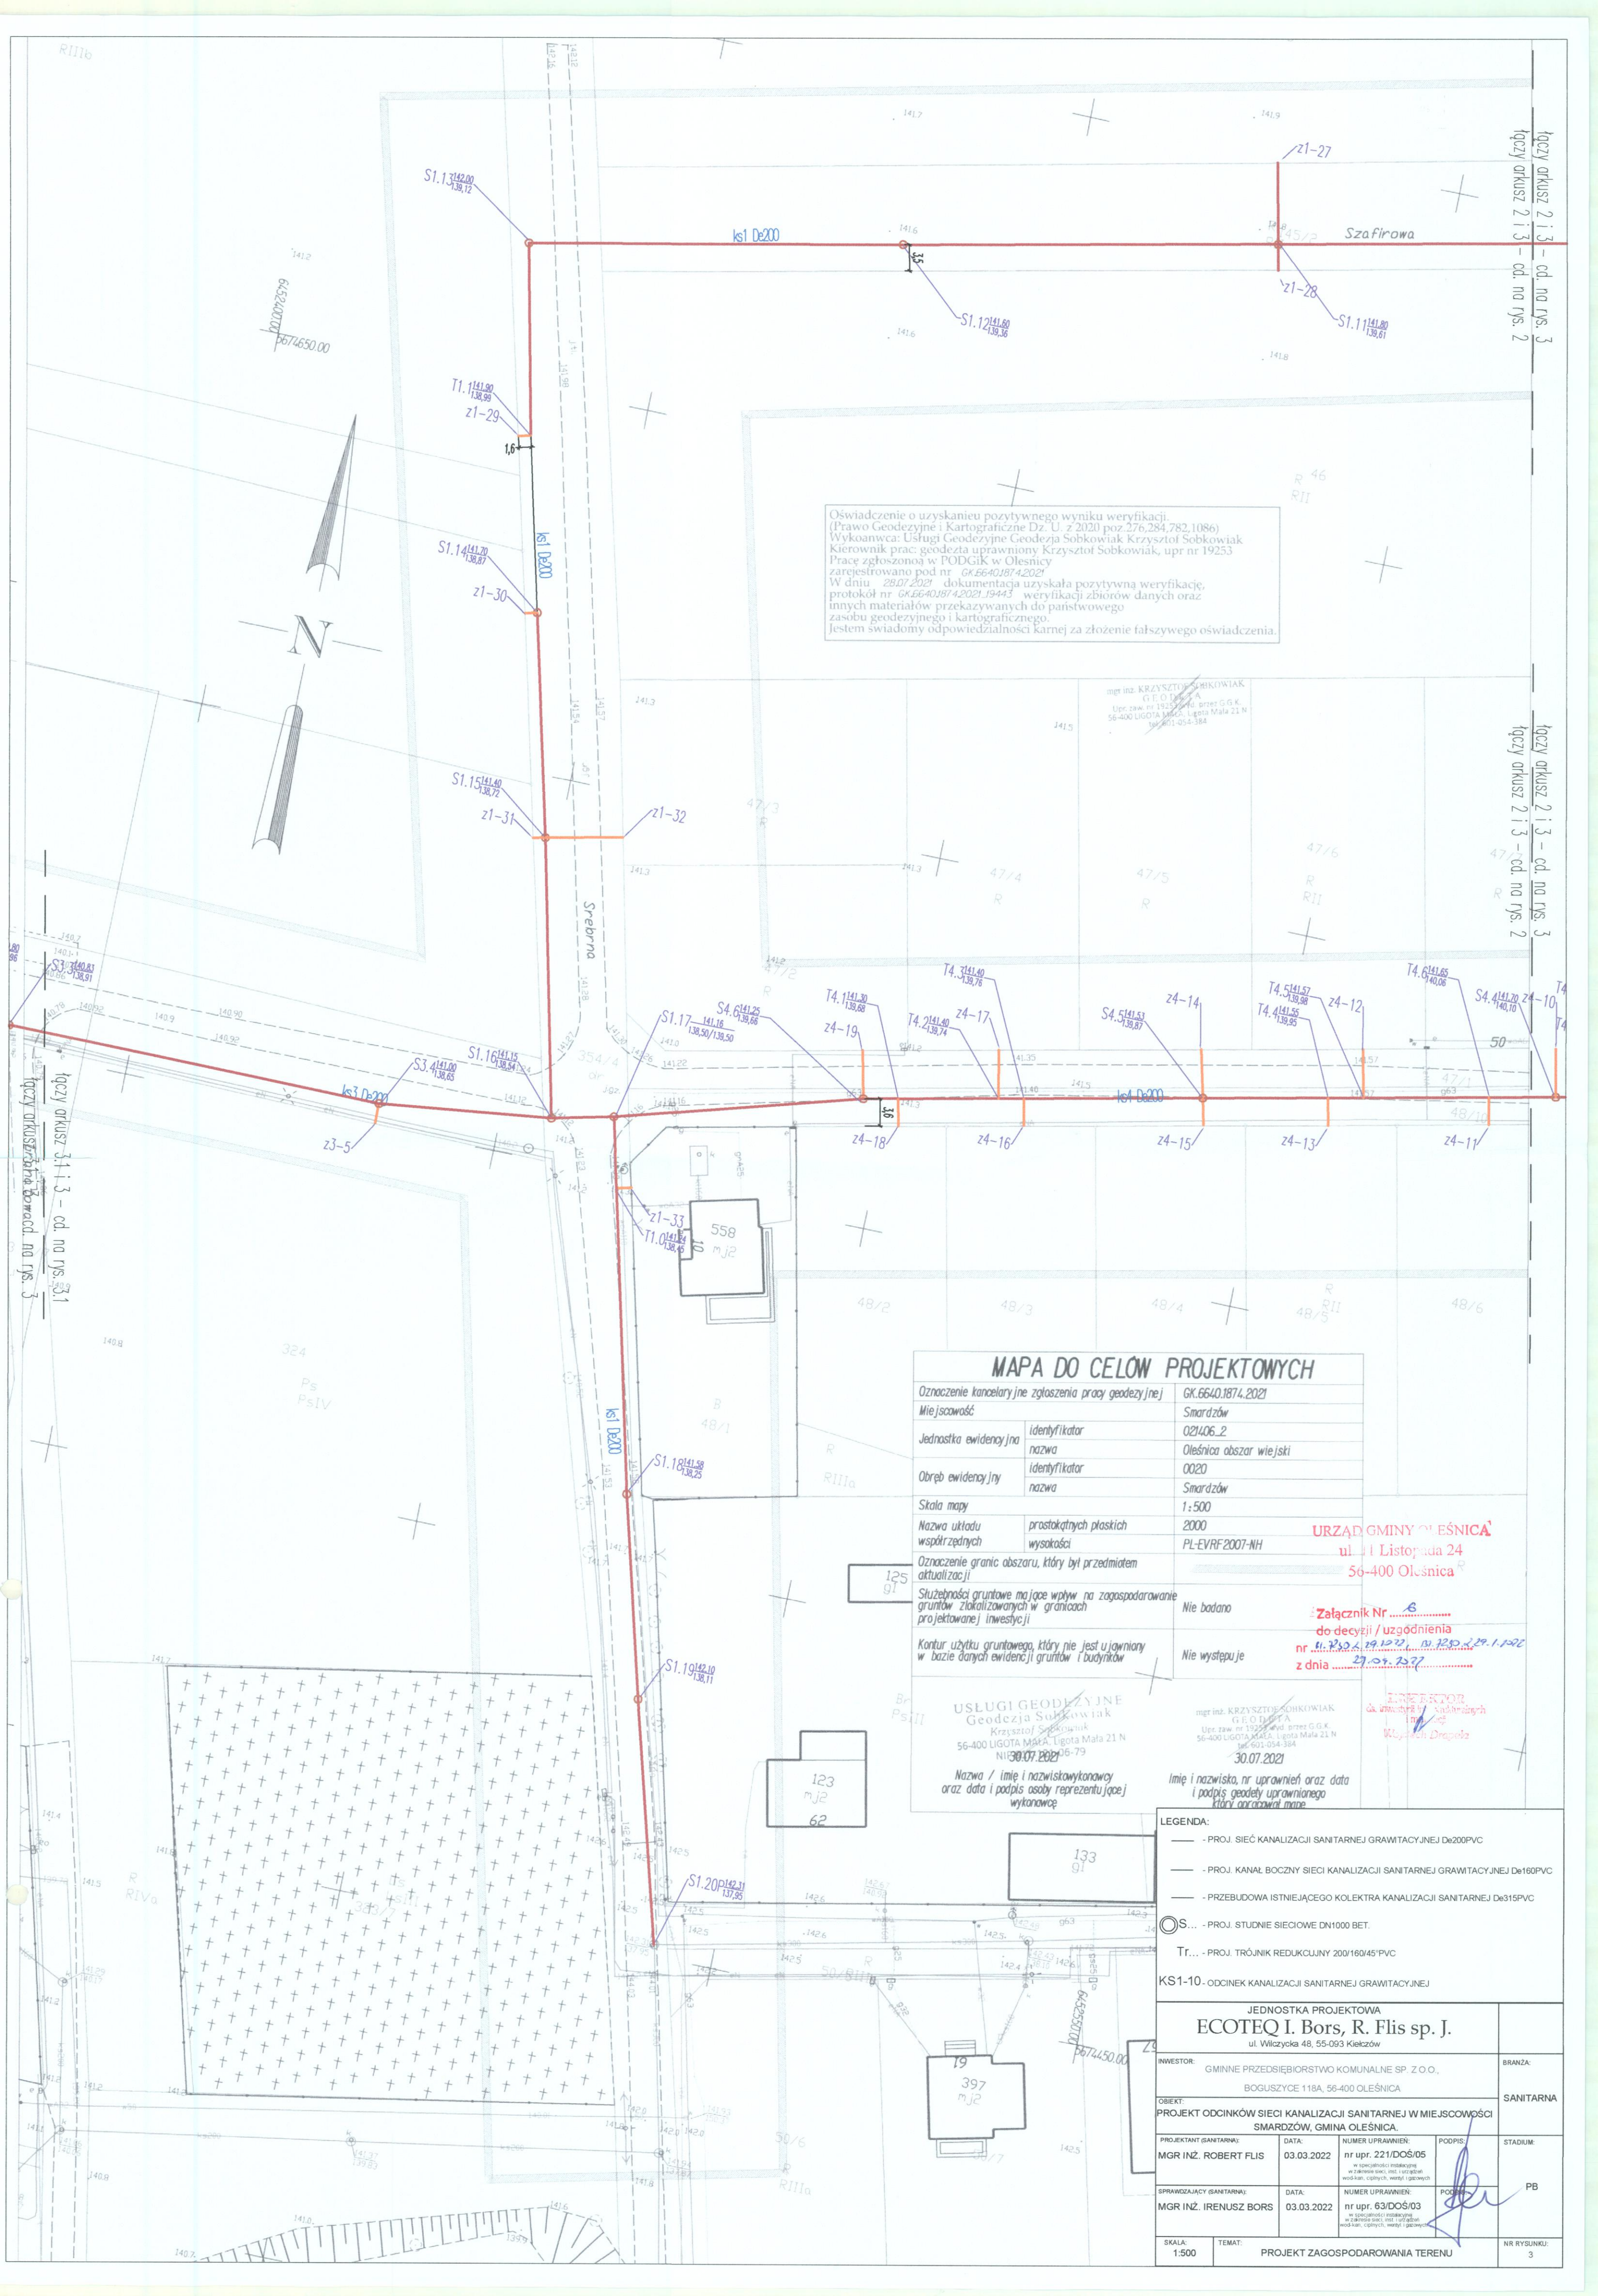

Oświadczanie o uzyskaniu pozytywnego wyniku weryfikacji.
(Prawo Geodezyjne i Kartograficzne Dz. U. z 2020 poz.276,284,782,1086)
Wykonawca: Usługi Geodezyjne Geodezja Sobkowiak Krzysztof Sobkowiak
Kierownik prac: geodeta uprawniony Krzysztof Sobkowiak, upr nr 19253
Prace zgłoszono w PODGik w Oleśnicy
zarejestrowano pod nr. GK.6640.1874.2021
W dniu 28.07.2021 dokumentacja uzyskała pozytywną weryfikację,
protokół nr GK.6640.1874.2021.19443 weryfikacji zbiorów danych oraz
innych materiałów przekazywanych do państwowego
zasobu geodezyjnego i kartograficznego.
Jestem świadomy odpowiedzialności karnej za złożenie fałszywego oświadczenia.

mgr inż. KRZYSZTOF SOBKOVIK
G.E.O. DATA
Upr. zaw. nr 19253 wyd. przez G.G.K.
56-400 LIGOTA MAŁA, Ligota Mała 21 N
tel. 601-054-384

MAPA DO CELÓW PROJEKTOWYCH	
Oznaczenie kancelaryjne zgłoszenia pracy geodezyjnej	GK.6640.1874.2021
Miejscowość	Smardzów
Jednostka ewidencyjna	identyfikator 021406_2 nazwa Oleśnica obszar wiejski
Obszar ewidencyjny	identyfikator 0020 nazwa Smardzów
Skala mapy	1:500
Nazwa układu współrzędnych	prostokątnych płaskich 2000 wysokości PL-EVRF2007-NH
Oznaczenie granic obszaru, który był przedmiotem aktualizacji	
Służebności gruntowe mające wpływ na zagospodarowanie gruntów zlokalizowanych w granicach projektowanej inwestycji	Nie badano
Kontur użytku gruntowego, który nie jest ujętany w bazie danych ewidencji gruntów i budynków	Nie występuje
USŁUGI GEODEZYJNE Geodezja Sobkowiak Krzysztof Sobkowiak 56-400 LIGOTA MAŁA, Ligota Mała 21 N NIP: 664-006-79 30.07.2021	
mgr inż. KRZYSZTOF SOBKOVIK G.E.O. DATA Upr. zaw. nr 19253 wyd. przez G.G.K. 56-400 LIGOTA MAŁA, Ligota Mała 21 N tel. 601-054-384 30.07.2021	
Imię i nazwisko, nr uprawnień oraz data i podpis osoby uprawnionej do opracowania mapy	

URZĄD GMINY OLEŚNICA
ul. 1 Listopada 24
56-400 Oleśnica

Załącznik Nr 6
do decyzji / uzgodnienia
nr 11.7252.6.29.1221.01.7252.2.29.1.102
z dnia 27.09.2021

INWESTOR
Gmina Smardzów
ul. Wilczyńska 48, 55-093 Kiełków

LEGENDA:	
— - PROJ. SIĘĆ KANALIZACJI SANITARNEJ GRAWITACYJNEJ De200PVC	
— - PROJ. KANAŁ BOCZNY SIĘCI KANALIZACJI SANITARNEJ GRAWITACYJNEJ De160PVC	
— - PRZEBUDOWA ISTNIEJĄCEGO KOLEKTORA KANALIZACJI SANITARNEJ De315PVC	
S... - PROJ. STUDIUM SIECIOWE DN1000 BET.	
Tr... - PROJ. TRÓJNIK REDUKUJĄCY 200/160/45 PVC	
KS1-10 - ODCINEK KANALIZACJI SANITARNEJ GRAWITACYJNEJ	
JEDNOSTKA PROJEKTOWA ECOTEQ I. Bors, R. Flis sp. J. ul. Wilczyńska 48, 55-093 Kiełków	
INWESTOR:	BRANŻA:
GMINNE PRZEDSIĘBIORSTWO KOMUNALNE SP. Z O.O., BOGUSZYCE 118A, 56-400 OLEŚNICA	SANITARNA
OBJEKT: PROJEKT ODCINKÓW SIĘCI KANALIZACJI SANITARNEJ W MIEJSCOWOŚCI SMARDZÓW, GMINA OLEŚNICA	STADIUM:
PROJEKTANT (SANITARNA): MGR INŻ. ROBERT FLIS	DATA: 03.03.2022
NUMER UPRAWNIENI: nr upr. 221/DOŚ/05 w specjalności instalacyjnej w zakresie sieci, instalacji wodno-kan., ciepłych, wentyl. i gazowych	PODPIS: [Podpis]
SPRAWDZAJĄCY (SANITARNA): MGR INŻ. IRENEUSZ BORS	DATA: 03.03.2022
NUMER UPRAWNIENI: nr upr. 63/DOŚ/03 w specjalności instalacyjnej w zakresie sieci, instalacji wodno-kan., ciepłych, wentyl. i gazowych	PODPIS: [Podpis]
SKALA: 1:500	TEMAT: PROJEKT ZAGOSPODAROWANIA TERENU
NR RYSUNKU: 3	