


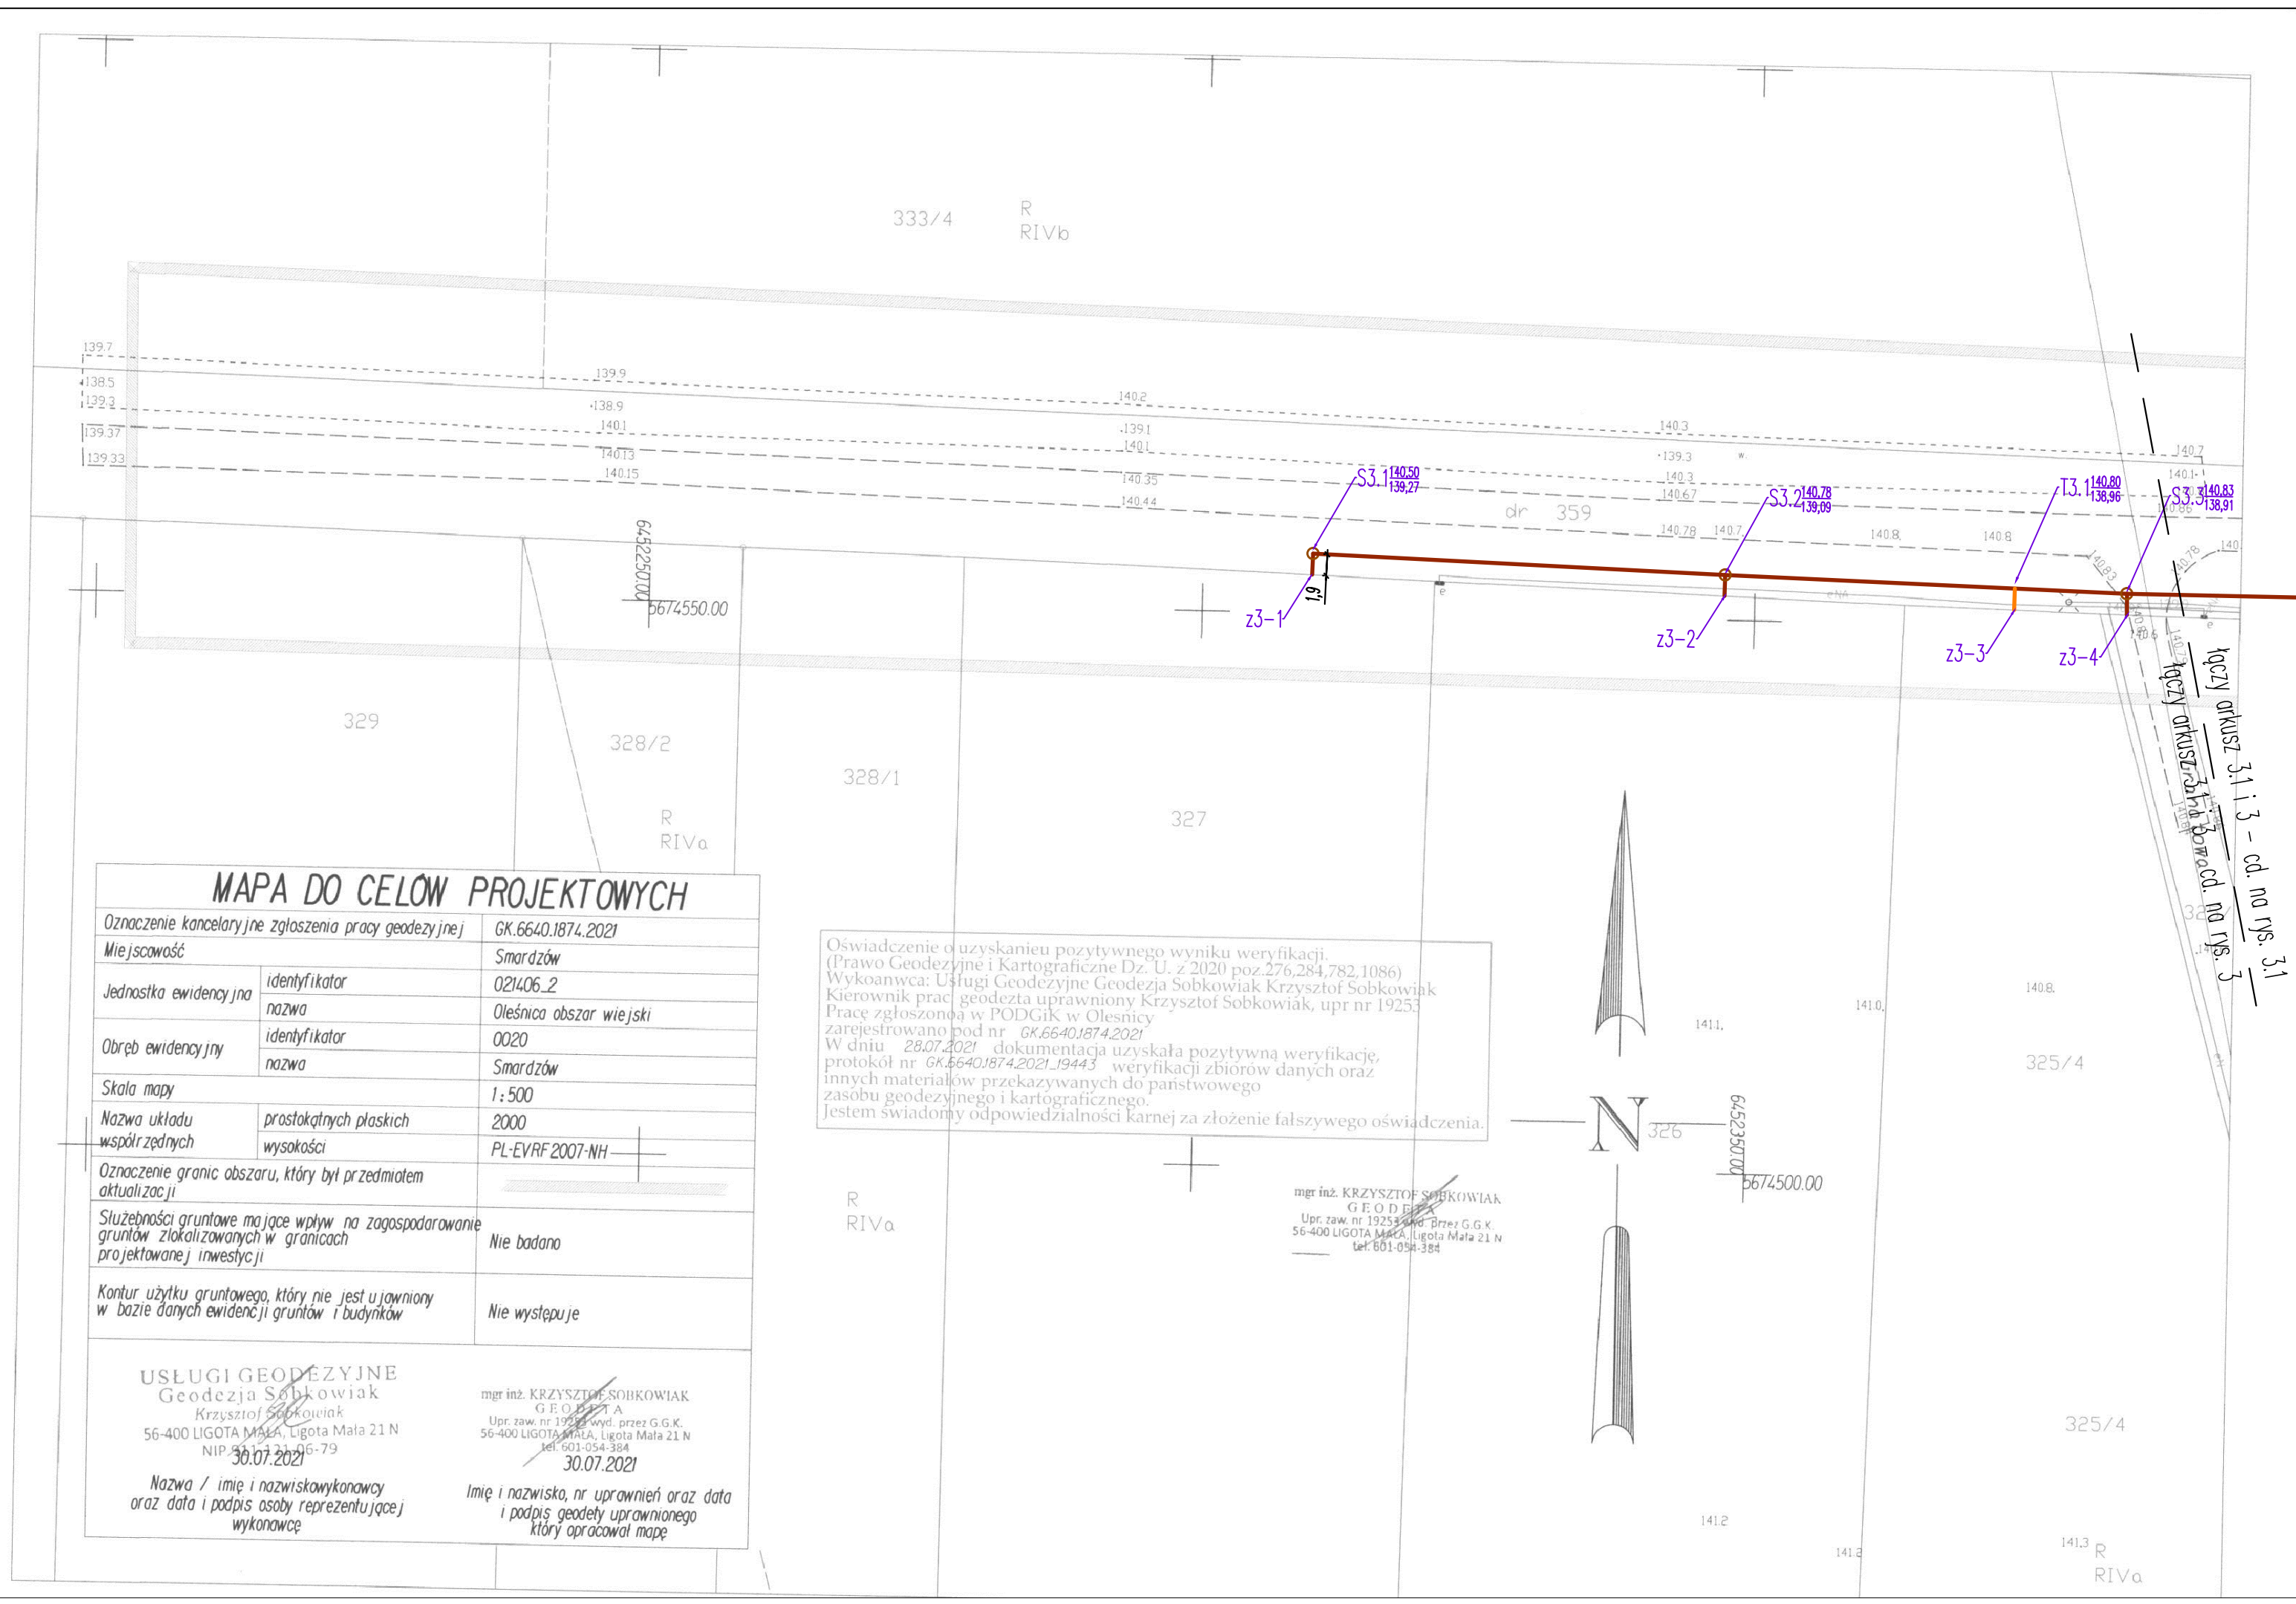

LEGENDA:

- PROJ. SIĘĆ KANALIZACJI SANITARNEJ GRAWITACYJNEJ De200PVC

- PROJ. KANAŁ BOCZNY SIECI KANALIZACJI SANITARNEJ GRAWITACYJNEJ De160PVC

S... - PROJ. STUDNIE SIECIOWE DN1000 BET.

Tr... - PROJ. TRÓJNIK REDUKUJNY 200/160/45"PVC

KS1-11. ODCINEK KANALIZACJI SANITARNEJ GRAWITACYJNEJ

JEDNOSTKA PROJEKTOWA ECOTEQ I. Bors, R. Flis sp. J. ul. Wilczycka 48, 55-093 Kielczech				BRANŻA: SANITARNA
INWESTOR: GINNNE PRZEDSIĘBIORSTWO KOMUNALNE SP. Z O.O., BOGUSZYCE 118A, 56-400 OLEŚNICA				
OBIEKT: PROJEKT ODCINKÓW SIECI KANALIZACJI SANITARNEJ W MIEJSCOWOŚCI SMARDZÓW, GMINA OLEŚNICA.				
PROJEKTANT (SANITARNA): MGR INŻ. ROBERT FLIS	DATA: 30.05.2022	NUMER UPRAWNIENI: nr upr. 221/DOŚ/05 w specjalności instalacyjnej w zakresie sieci, inst. i urządzeń wod-kan, ciepłych, wentyli i gazowych	PODPIS:	STADIUM:
SPRAWDZAJĄCY (SANITARNA): MGR INŻ. IRENUSZ BORS	DATA: 30.05.2022	NUMER UPRAWNIENI: nr upr. 63/DOŚ/03 w specjalności instalacyjnej w zakresie sieci, inst. i urządzeń wod-kan, ciepłych, wentyli i gazowych	PODPIS:	PW
SKALA: 1:500	TEMAT: PROJEKT ZAGOSPODAROWANIA TERENU			NR RYSUNKU: 3.1