
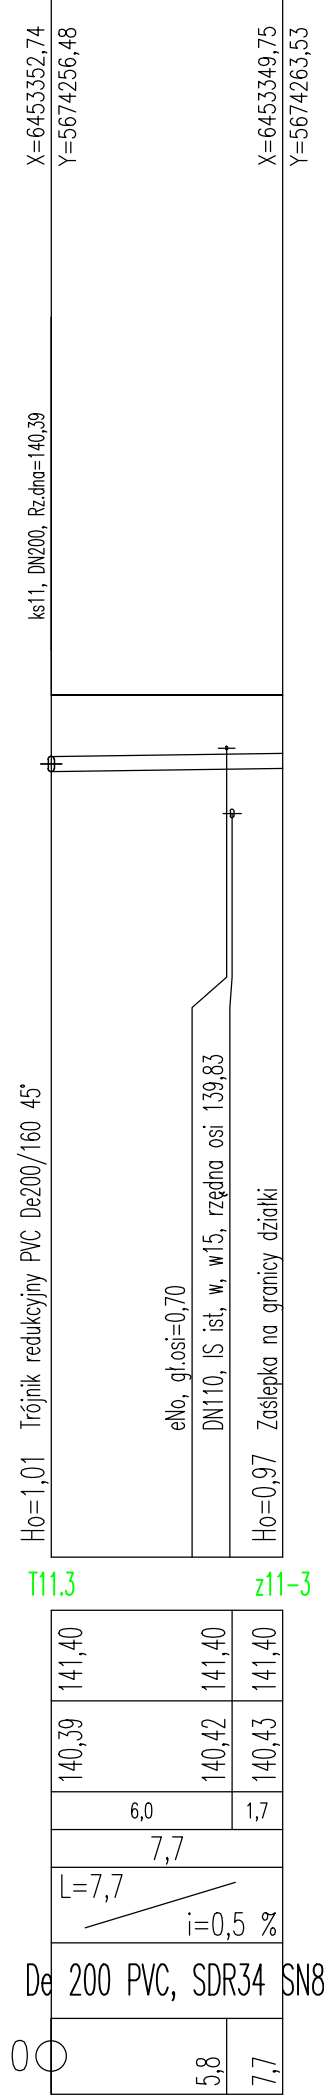


P.p.=130,00	
Nazwa węzła	S11
Rzędna istniejącego terenu	141,67
Rzędna dna proj. kanału	139,95
Długość odcinka	16,6
	16,6
Proj. spadek kanału, odległość	L=94,9
Proj. średnica nominalna, materiał	De 200 PVC, SDR34 SN8
Hektometr i odległości	0+0

16,6	33,3	41,4	55,5	66,0	69,3	87,7	94,9
------	------	------	------	------	------	------	------

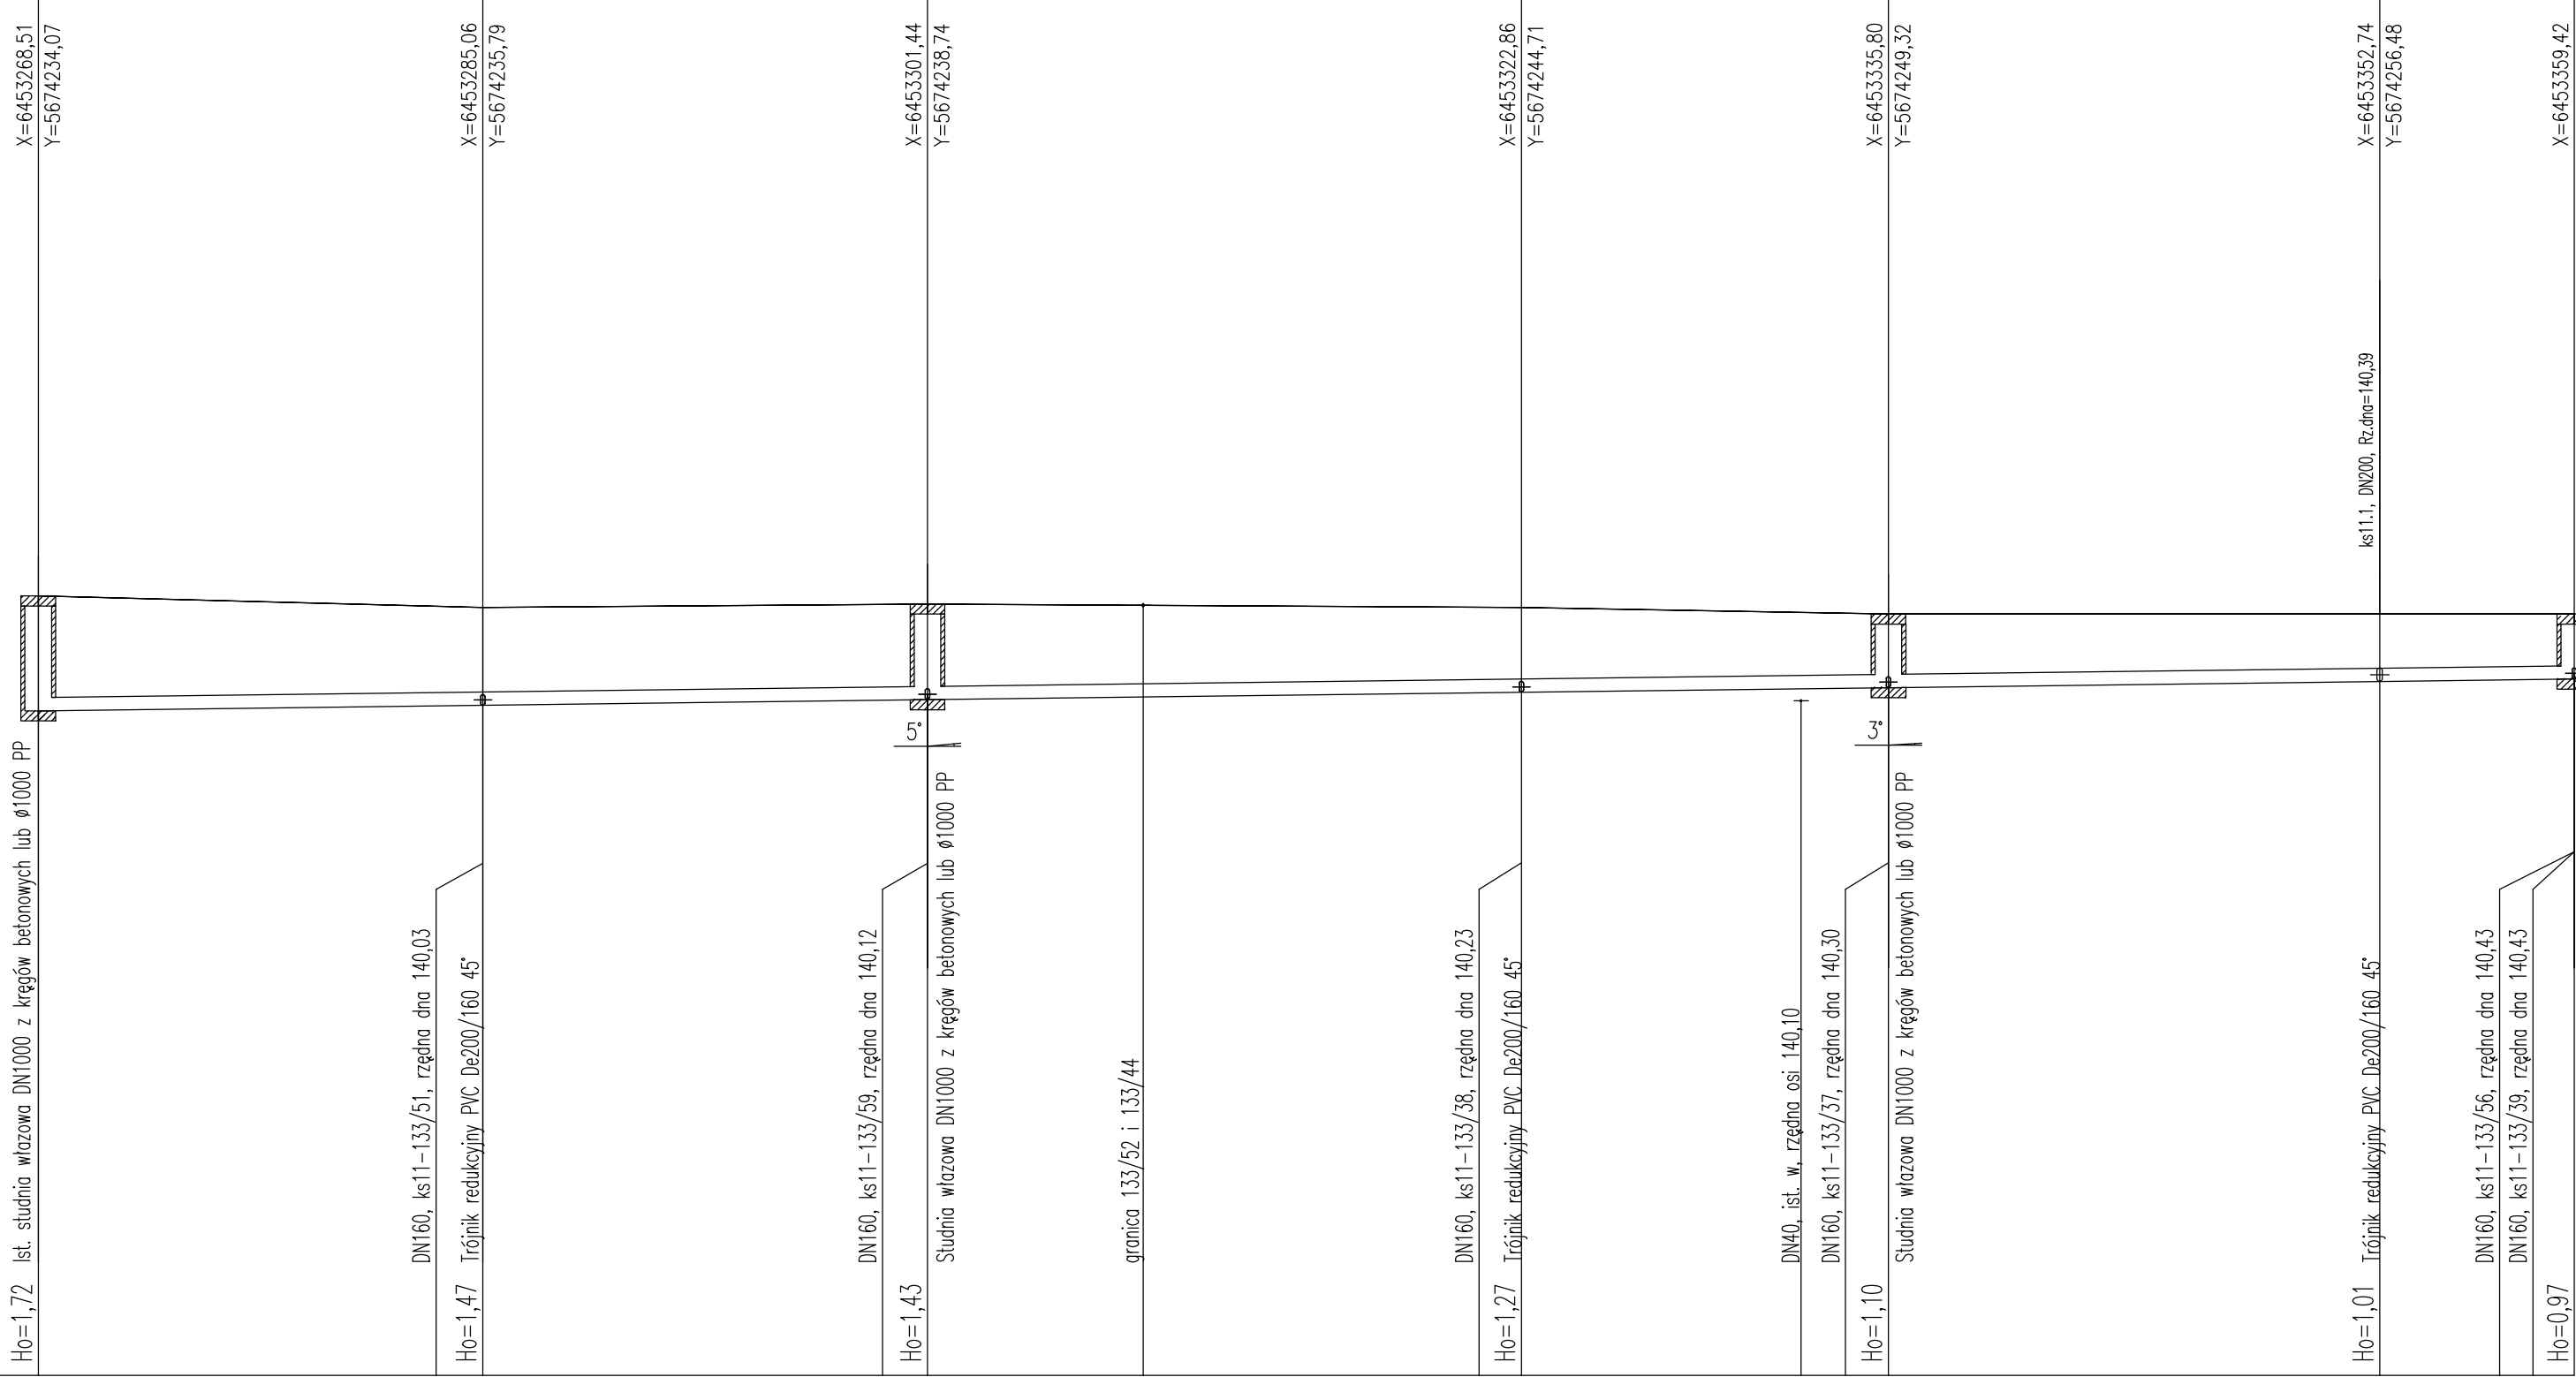

JEDNOSTKA PROJEKTOWA ECOTEQ I. Bors, R. Flis sp. J. ul. Wilczycka 48, 55-093 Kielczów				
INWESTOR: GMINNE PRZEDSIĘBIORSTWO KOMUNALNE SP. Z O.O., BOGUSZYCE 118A, 56-400 OLEŚNICA			BRANŻA:	
OBIEKT: PROJEKT ODCINKÓW SIECI KANALIZACJI SANITARNEJ W MIEJSCOWOŚCI SMARDZÓW, GMINA OLEŚNICA.			SANITARNA	
PROJEKTANT (SANITARNA): MGR INŻ. ROBERT FLIS	DATA: 30.05.2022	NUMER UPRAWNIENI: nr upr. 221/DOŚ/05 w specjalności instalacyjnej w zakresie sieci, inst. i urządzeń wod-kan, ciepłych, wentyl. i gazowych	PODPIS:	STADIUM:
SPRAWOZDAJĄCY (SANITARNA): MGR INŻ. IRENUSZ BORS	DATA: 30.05.2022	NUMER UPRAWNIENI: nr upr. 63/DOŚ/03 w specjalności instalacyjnej w zakresie sieci, inst. i urządzeń wod-kan, ciepłych, wentyl. i gazowych	PODPIS:	PW
SKALA: 1:100/250	TEMAT: PROFIL PODŁUŻNY SIECI KANALIZACJI - KANAŁ KS11			NR RYSUNKU: 15