



P.p.=130,00		
Nazwa węzła	T1.2a	z1-26a
Rzędna istniejącego terenu	142,80	142,80
Rzędna dna proj. kanału	140,01	141,22
Długość odcinka	10,7	10,7
Proj. spadek kanału, odległość	L=10,7 i=11,3 ‰	
Proj. średnica nominalna, materiał	De 160 PVC, SDR34 SN8	
Hektometr i odległości	00	10,7


ks1-45/1-a

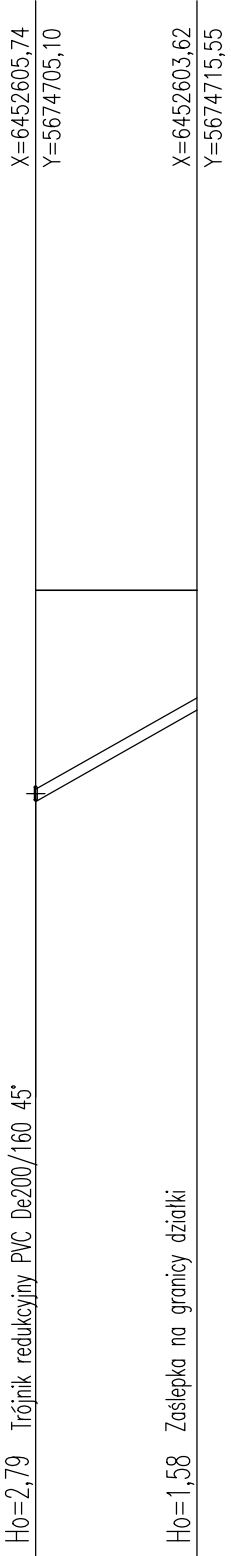


ks1-45/1-b

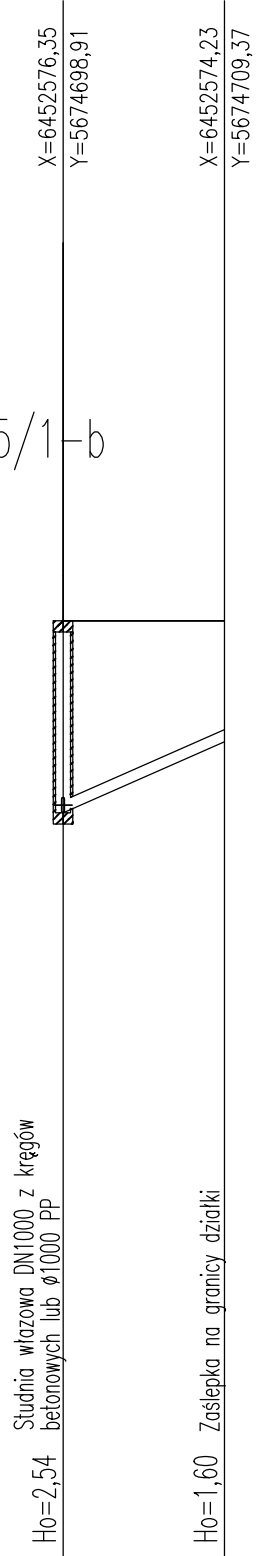


ks1-45/1-c

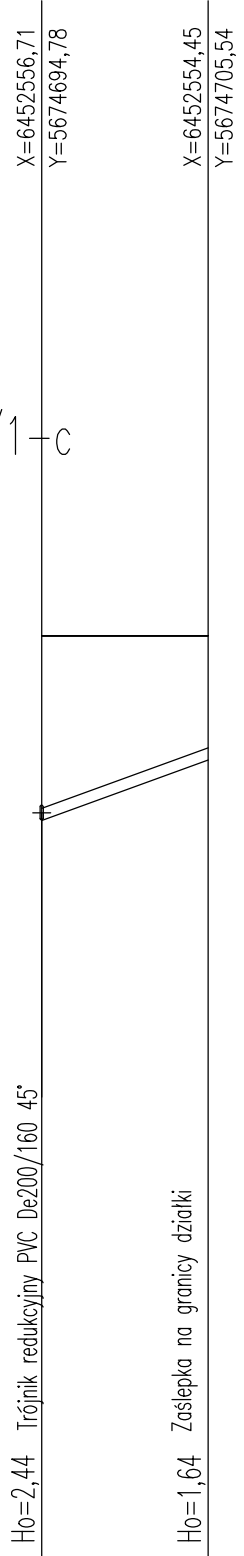


ks1-45/1-d

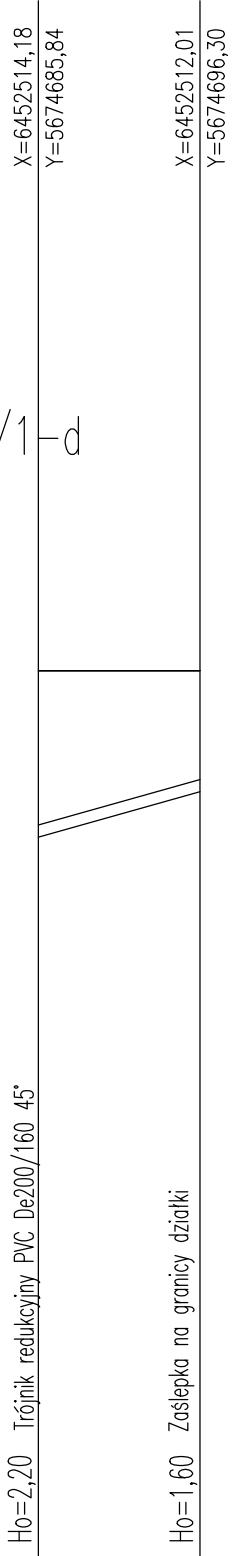


ks1-45/1-e

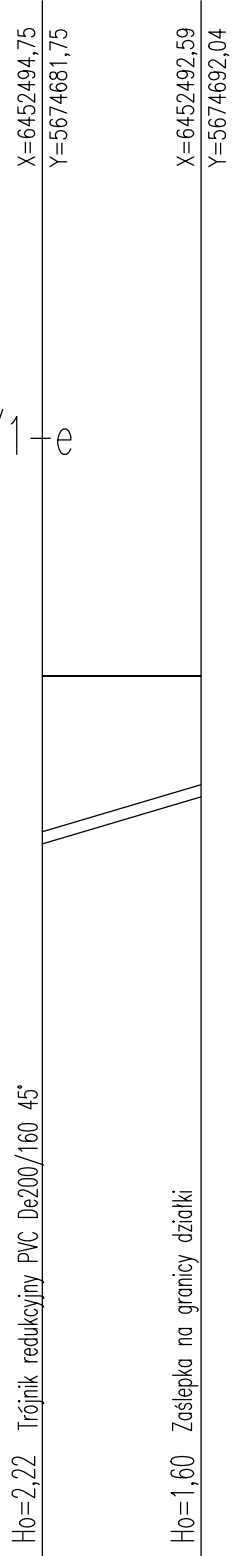

ks1-45/1-f

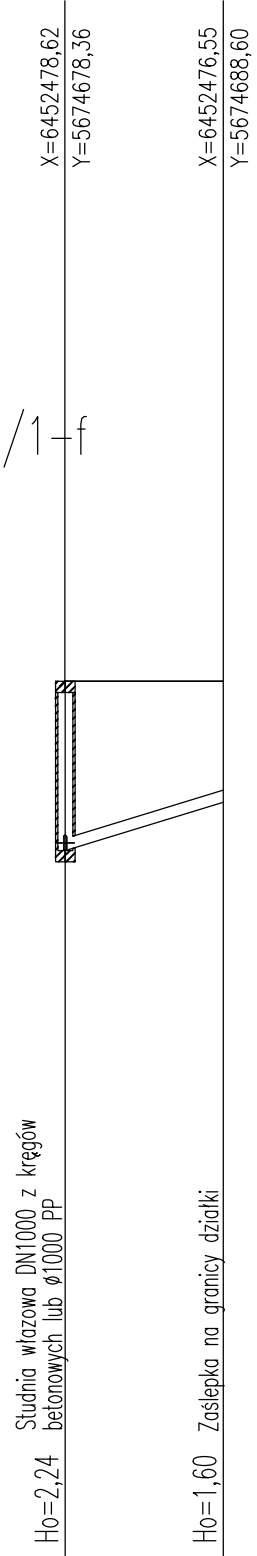

ks1-45/1-g

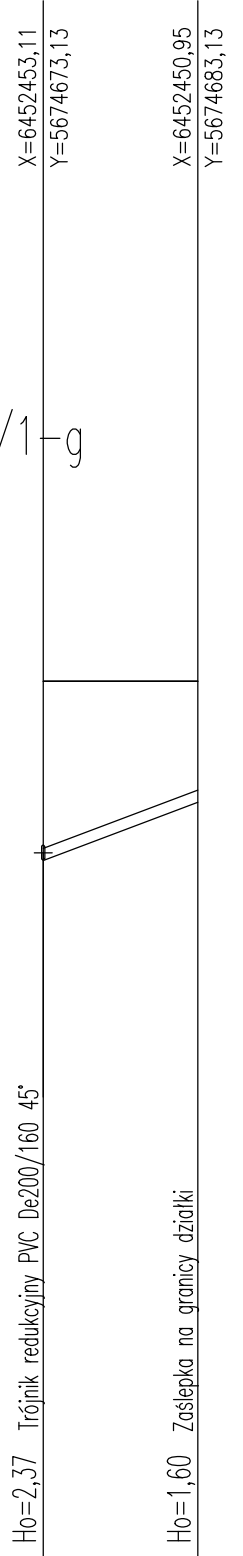

Rzędna istniejącego terenu	142,80	142,80
Rzędna dna proj. kanału	140,01	141,22
Długość odcinka	10,7	10,7
Proj. spadek kanału, odległość	L=10,7 i=11,3 ‰	
Proj. średnica nominalna, materiał	De 160 PVC, SDR34 SN8	
Hektometr i odległości	00	10,7

139,86	142,40	142,40
10,7	10,7	10,7
L=10,7	i=8,8 ‰	
De 160 PVC,	SDR34 SN8	
00	10,7	10,7

139,76	142,20	142,20
11,0	11,0	11,0
L=11,0	i=7,3 ‰	
De 160 PVC,	SDR34 SN8	
00	11,0	11,0

139,54	141,74	141,74
10,7	10,7	10,7
L=10,7	i=5,6 ‰	
De 160 PVC,	SDR34 SN8	
00	10,7	10,7

139,45	141,67	141,67
10,5	10,5	10,5
L=10,5	i=5,9 ‰	
De 160 PVC,	SDR34 SN8	
00	10,5	10,5

139,36	141,60	141,60
10,5	10,5	10,5
L=10,5	i=6,1 ‰	
De 160 PVC,	SDR34 SN8	
00	10,5	10,5

139,23	141,60	141,60
10,2	10,2	10,2
L=10,2	i=7,5 ‰	
De 160 PVC,	SDR34 SN8	
00	10,2	10,2

JEDNOSTKA PROJEKTOWA ECOTEQ I. Bors, R. Flis sp. J. ul. Wilczycka 48, 55-093 Kielczów				
INWESTOR: GMINNE PRZEDSIĘBIORSTWO KOMUNALNE SP. Z O.O., BOGUSZYCE 118A, 56-400 OLEŚNICA			BRANŻA: SANITARNA	
OBIEKT: PROJEKT ODCINKÓW SIECI KANALIZACJI SANITARNEJ W MIEJSCOWOŚCI SMARDZÓW, GMINA OLEŚNICA.			STADIUM: PW	
PROJEKTANT (SANITARNA): MGR INŻ. ROBERT FLIS	DATA: 30.05.2022	NUMER UPRAWNIENI: nr upr. 221/DOŚ/05 w szczególności instalacyjnej w zakresie sieci, inst. i urządzeń wod-kan., opływnych, wentyl. i gazowych		
SPRAWDZAJĄCY (SANITARNA): MGR INŻ. IRENUSZ BORS	DATA: 30.05.2022	NUMER UPRAWNIENI: nr upr. 63/DOŚ/03 w szczególności instalacyjnej w zakresie sieci, inst. i urządzeń wod-kan., opływnych, wentyl. i gazowych	PODPIS:	
SKALA: 1:100/500	TEMAT: PROFIL PODŁUŻNY SIĘGACZY KANALIZACJI - KANAŁ KS1cd			NR RYSUNKU: 16.1