



P.p.=130,00

Nazwa węzła	T3.1 z3-3	
Rzędna istniejącego terenu	140,80	140,80
Rzędna dna proj. kanału	138,96	139,00
Długość odcinka	1,9	
	1,9	
Proj. spadek kanału, odległość	L=1,9 i=2,0 %	
Proj. średnica nominalna, materiał	De 160 PVC, SDR34 SN8	
Hektometr i odległości	00	1,9

dz. 325/4

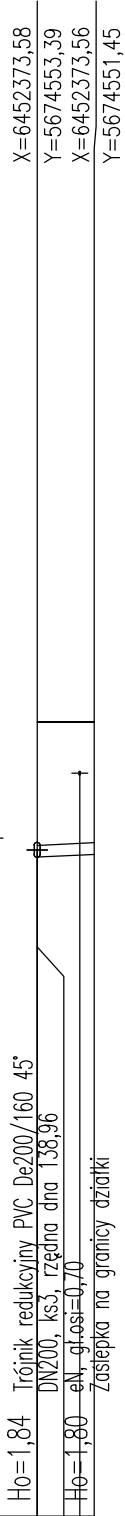

dz. 324

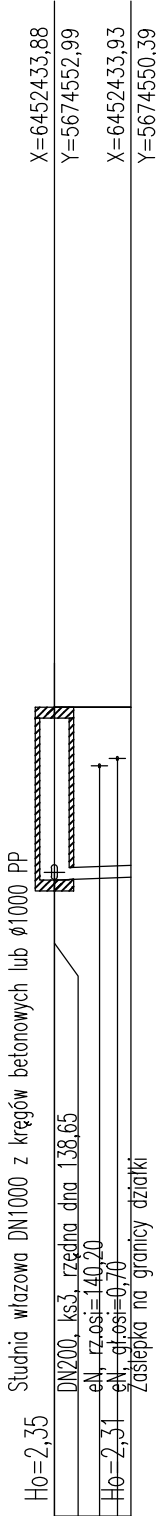

S3.4 z3-5

141,00	141,00
138,65	138,69
2,6	2,6
L=2,6 i=1,5 %	
De 160 PVC, SDR34 SN8	
00	2,6

JEDNOSTKA PROJEKTOWA ECOTEQ I. Bors, R. Flis sp. J. ul. Wilczycka 48, 55-093 Kielczów				
INWESTOR: GMINNE PRZEDSIĘBIORSTWO KOMUNALNE SP. Z O.O., BOGUSZYCE 118A, 56-400 OLEŚNICA				BRANŻA: SANITARNA
OBIEKT: PROJEKT ODCINKÓW SIECI KANALIZACJI SANITARNEJ W MIEJSCOWOŚCI SMARDZÓW, GMINA OLEŚNICA.				
PROJEKTANT (SANITARNA): MGR INŻ. ROBERT FLIS	DATA: 30.05.2022	NUMER UPRAWNIEŃ: nr upr. 221/DOŚ/05 w specjalności instalacyjnej w zakresie sieci, inst. i urządzeń wod-kan, ciepłych, wentyl. i gazowych	PODPIS:	STADIUM: PW
SPRAWDZAJĄCY (SANITARNA): MGR INŻ. IRENUSZ BORS	DATA: 30.05.2022	NUMER UPRAWNIEŃ: nr upr. 63/DOŚ/03 w specjalności instalacyjnej w zakresie sieci, inst. i urządzeń wod-kan, ciepłych, wentyl. i gazowych	PODPIS:	
SKALA: 1:100/250	TEMAT: PROFIL PODŁUŻNY SIĘGACZY KANALIZACJI - KANAŁ KS3			NR RYSUNKU: 17