



P.p.=130,00	
Nazwa węzła	S9.1 Z9-1
Rzędna istniejącego terenu	142,85 142,85
Rzędna dna proj. kanału	140,98 141,03
Długość odcinka	3,3
	3,3
Proj. spadek kanału, odległość	L=3,3 i=1,5 %
Proj. średnica nominalna, materiał	De 160 PVC, SDR34 SN8
Hektometr i odległości	00 3,3


dz. 84/18

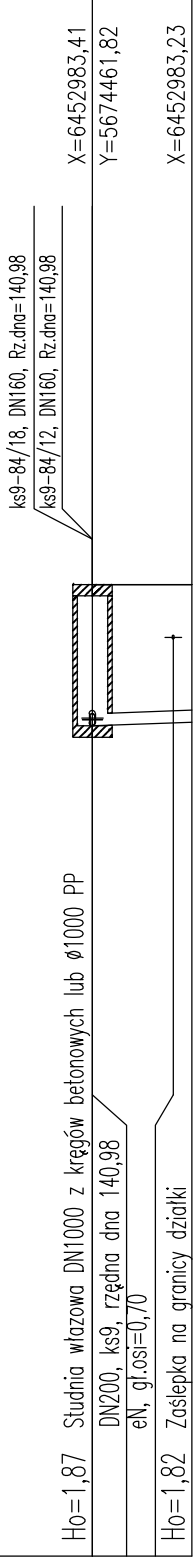


dz. 84/17

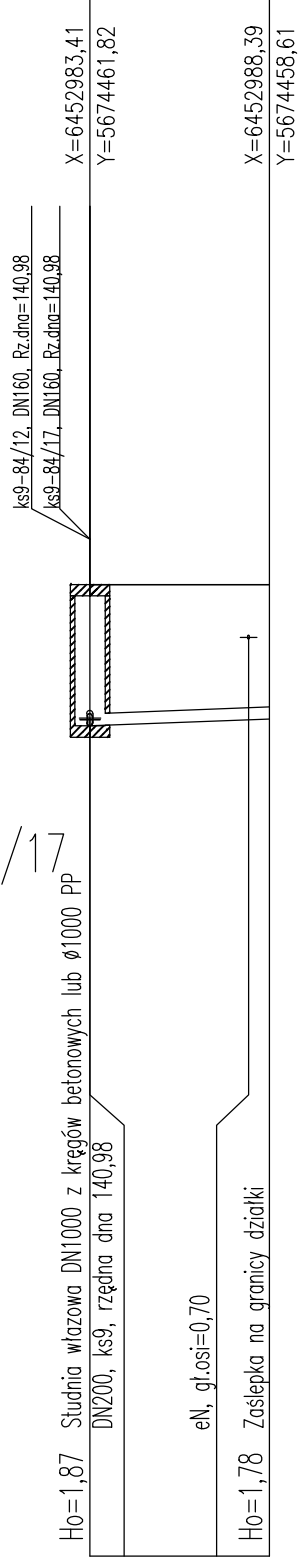


dz. 84/12

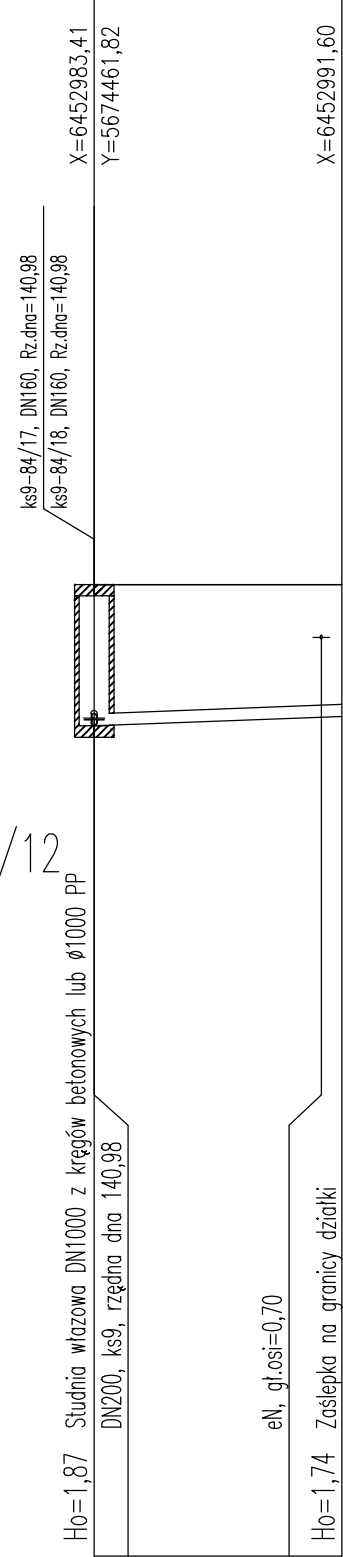

dz. 84/9

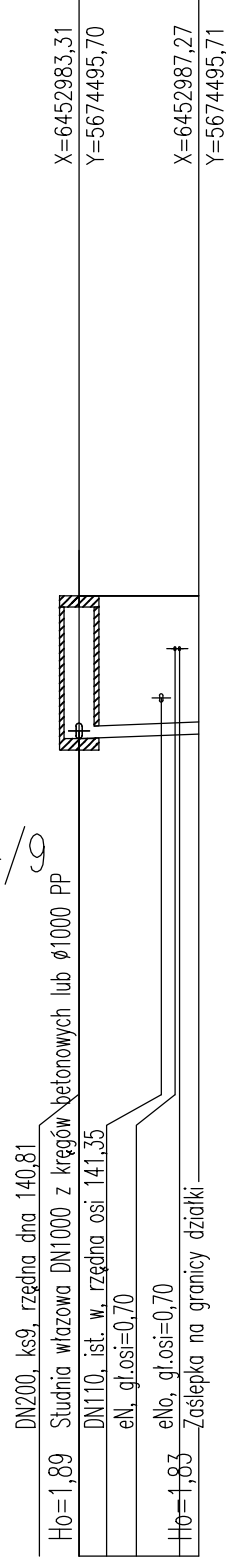

dz. 84/6

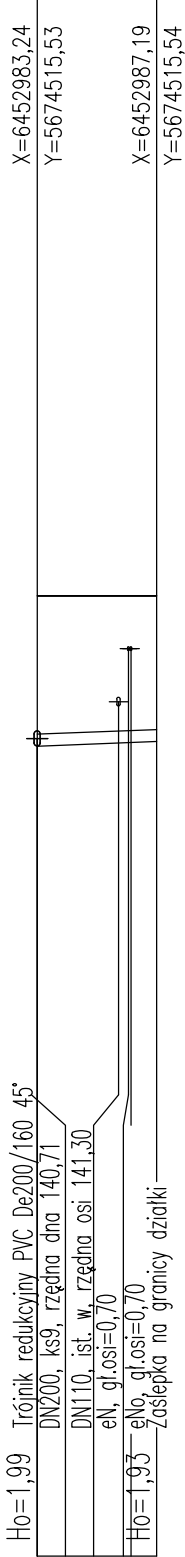

Rzędna istniejącego terenu	142,85
Rzędna dna proj. kanału	140,98
Długość odcinka	3,3
	3,3
Proj. spadek kanału, odległość	L=3,3 i=1,5 %
Proj. średnica nominalna, materiał	De 160 PVC, SDR34 SN8
Hektometr i odległości	00 3,3

Rzędna istniejącego terenu	142,85
Rzędna dna proj. kanału	140,98
Długość odcinka	5,9
	5,9
Proj. spadek kanału, odległość	L=5,9 i=1,5 %
Proj. średnica nominalna, materiał	De 160 PVC, SDR34 SN8
Hektometr i odległości	00 5,9

Rzędna istniejącego terenu	142,85
Rzędna dna proj. kanału	140,98
Długość odcinka	8,2
	8,2
Proj. spadek kanału, odległość	L=8,2 i=1,5 %
Proj. średnica nominalna, materiał	De 160 PVC, SDR34 SN8
Hektometr i odległości	00 8,2

Rzędna istniejącego terenu	142,70
Rzędna dna proj. kanału	140,81
Długość odcinka	2,7
	1,3
Proj. spadek kanału, odległość	L=4,0 i=1,6 %
Proj. średnica nominalna, materiał	De 160 PVC, SDR34 SN8
Hektometr i odległości	00 4,0

Rzędna istniejącego terenu	142,70
Rzędna dna proj. kanału	140,71
Długość odcinka	2,7
	1,3
Proj. spadek kanału, odległość	L=4,0 i=1,6 %
Proj. średnica nominalna, materiał	De 160 PVC, SDR34 SN8
Hektometr i odległości	00 4,0

JEDNOSTKA PROJEKTOWA ECOTEQ I. Bors, R. Flis sp. J. ul. Wilczycka 48, 55-093 Kielczów				
INWESTOR: GMINNE PRZEDSIĘBIORSTWO KOMUNALNE SP. Z O.O., BOGUSZYCE 118A, 56-400 OLEŚNICA		BRANŻA: SANITARNA		
OBIEKT: PROJEKT ODCINKÓW SIECI KANALIZACJI SANITARNEJ W MIEJSCOWOŚCI SMARDZÓW, GMINA OLEŚNICA.		STADIUM: PW		
PROJEKTANT (SANITARNA): MGR INŻ. ROBERT FLIS	DATA: 30.05.2022	NUMER UPRAWNIENI: nr upr. 221/DOŚ/05 w szczególności instalacyjnej w zakresie sieci, inst. i urządzeń wod-kan. ciepłych, wentyl. i gazowych	PODPIS:	
SPRAWDZAJĄCY (SANITARNA): MGR INŻ. IRENUSZ BORS	DATA: 30.05.2022	NUMER UPRAWNIENI: nr upr. 63/DOŚ/03 w szczególności instalacyjnej w zakresie sieci, inst. i urządzeń wod-kan. ciepłych, wentyl. i gazowych	PODPIS:	
SKALA: 1:100/250	TEMAT: PROFIL PODŁUŻNY SIĘGACZY KANALIZACJI - KANAŁ KS9			NR RYSUNKU: 22