



Nazwa węzła	S1.16	S3.4	S3.3	T3.1	S3.2	S3.1
Rzędna istniejącego terenu	141,15	141,00	140,83	140,80	140,78	140,50
Rzędna dna proj. kanału	138,54	138,65	138,91	138,96	139,09	139,27
Długość odcinka	22,9	50,1	10,2	26,3	37,4	
Proj. spadek kanału, odległość	L=146,8					
Proj. średnica nominalna, materiał	De 200 PVC, SDR34 SN8					
Hektometr i odległości	22,9	73,0	83,2	109,5	146,8	

P.p.=130,00


ks3

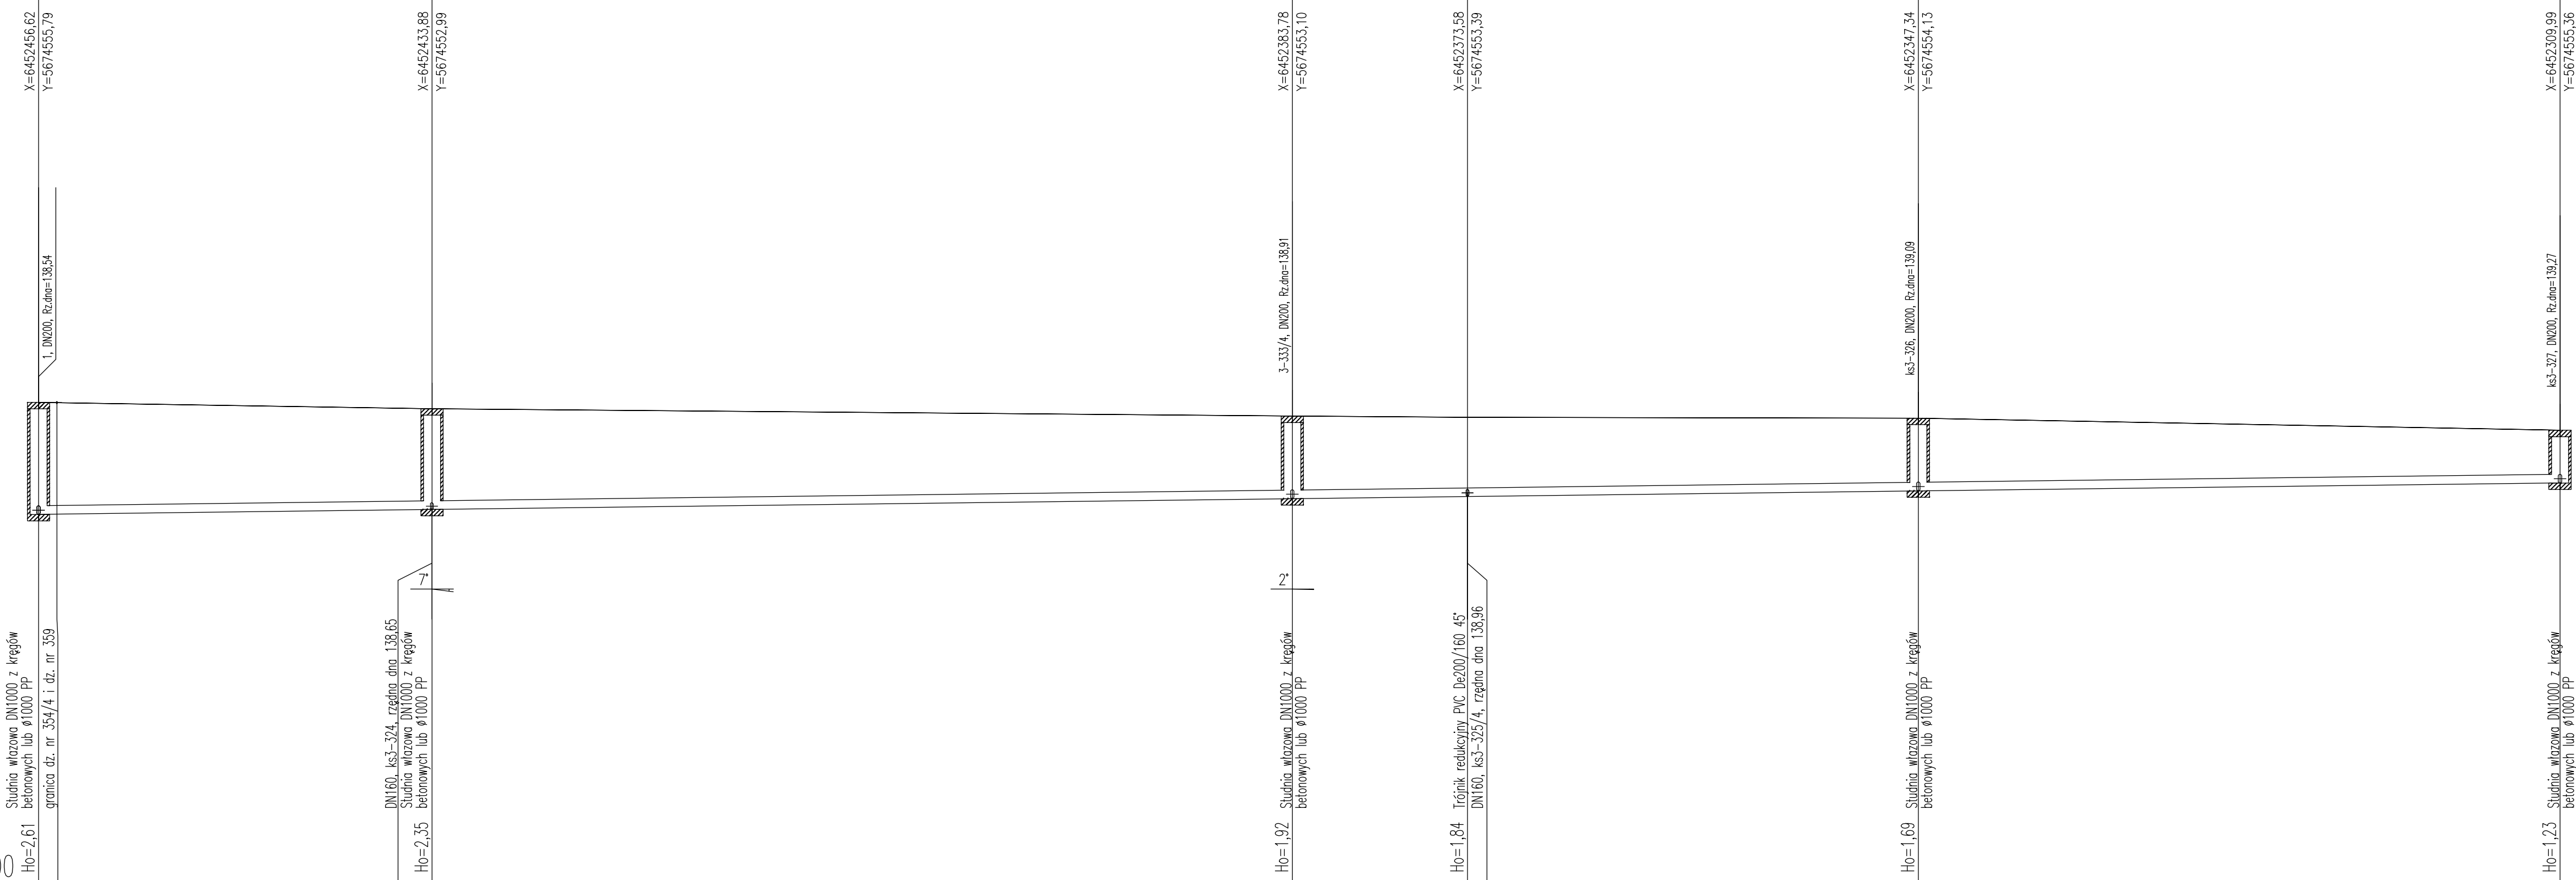


ks3-dz. nr333/4

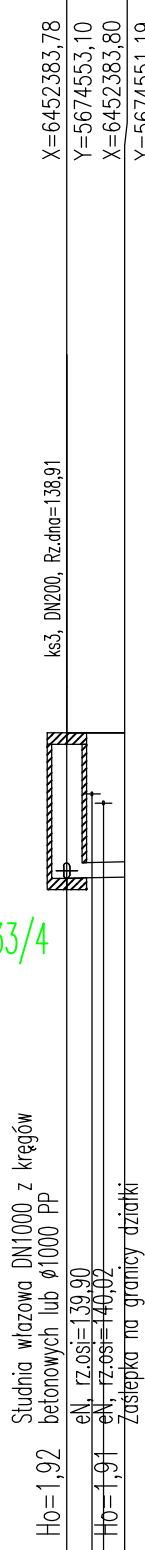

ks3-dz. nr326

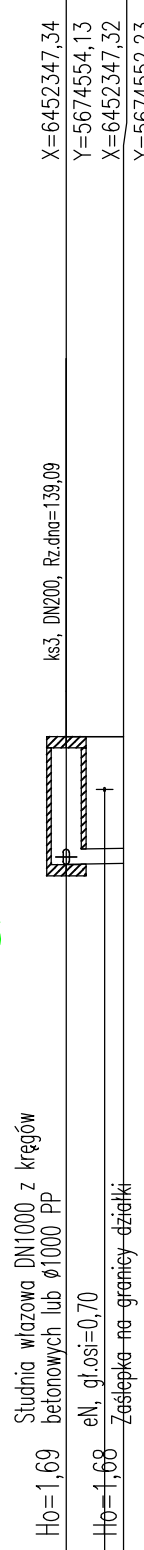

ks3-dz. nr327

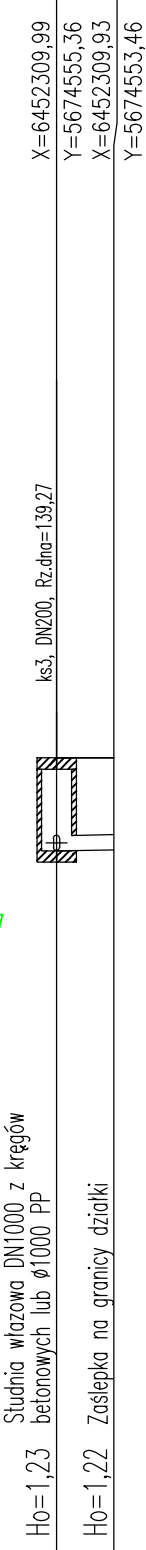

JEDNOSTKA PROJEKTOWA ECOTEQ I. Bors, R. Flis sp. J. ul. Wilczyka 48, 55-093 OLEŚNICA				
INWESTOR:	GMINNE PRZEDSIĘBIORSTWO KOMUNALNE SP. Z O.O., BOGUSZYCE 118A, 56-400 OLEŚNICA			BRANZA:
OBIEKT:	PROJEKT ODCINKÓW SIECI KANALIZACJI SANITARNEJ W MIEJSCOWOŚCI SMARDZÓW, GMINA OLEŚNICA			SANITARNA
PROJEKTANT (SANITARNA): MGR INŻ. ROBERT FLIS	DATA: 30.05.2022	NUMER UPRAWNIENIA: nr upr. 221/DOS/05 w specjalności instalacyjnej w zakresie sieci, instalacji i urządzeń wod-kan, ciepłych, wentyl. i gazowych	PODPIS:	STADIUM:
SPRAWDZAJĄCY (SANITARNA): MGR INŻ. IRENUSZ BORS	DATA: 30.05.2022	NUMER UPRAWNIENIA: nr upr. 63/DOS/03 w specjalności instalacyjnej w zakresie sieci, instalacji i urządzeń wod-kan, ciepłych, wentyl. i gazowych	PODPIS:	PW
SKALA: 1:100/250	TEMAT: PROFIL PODŁUŻNY SIECI KANALIZACJI - KANAŁ KS3			NR RYSUNKU: 7