


ks8

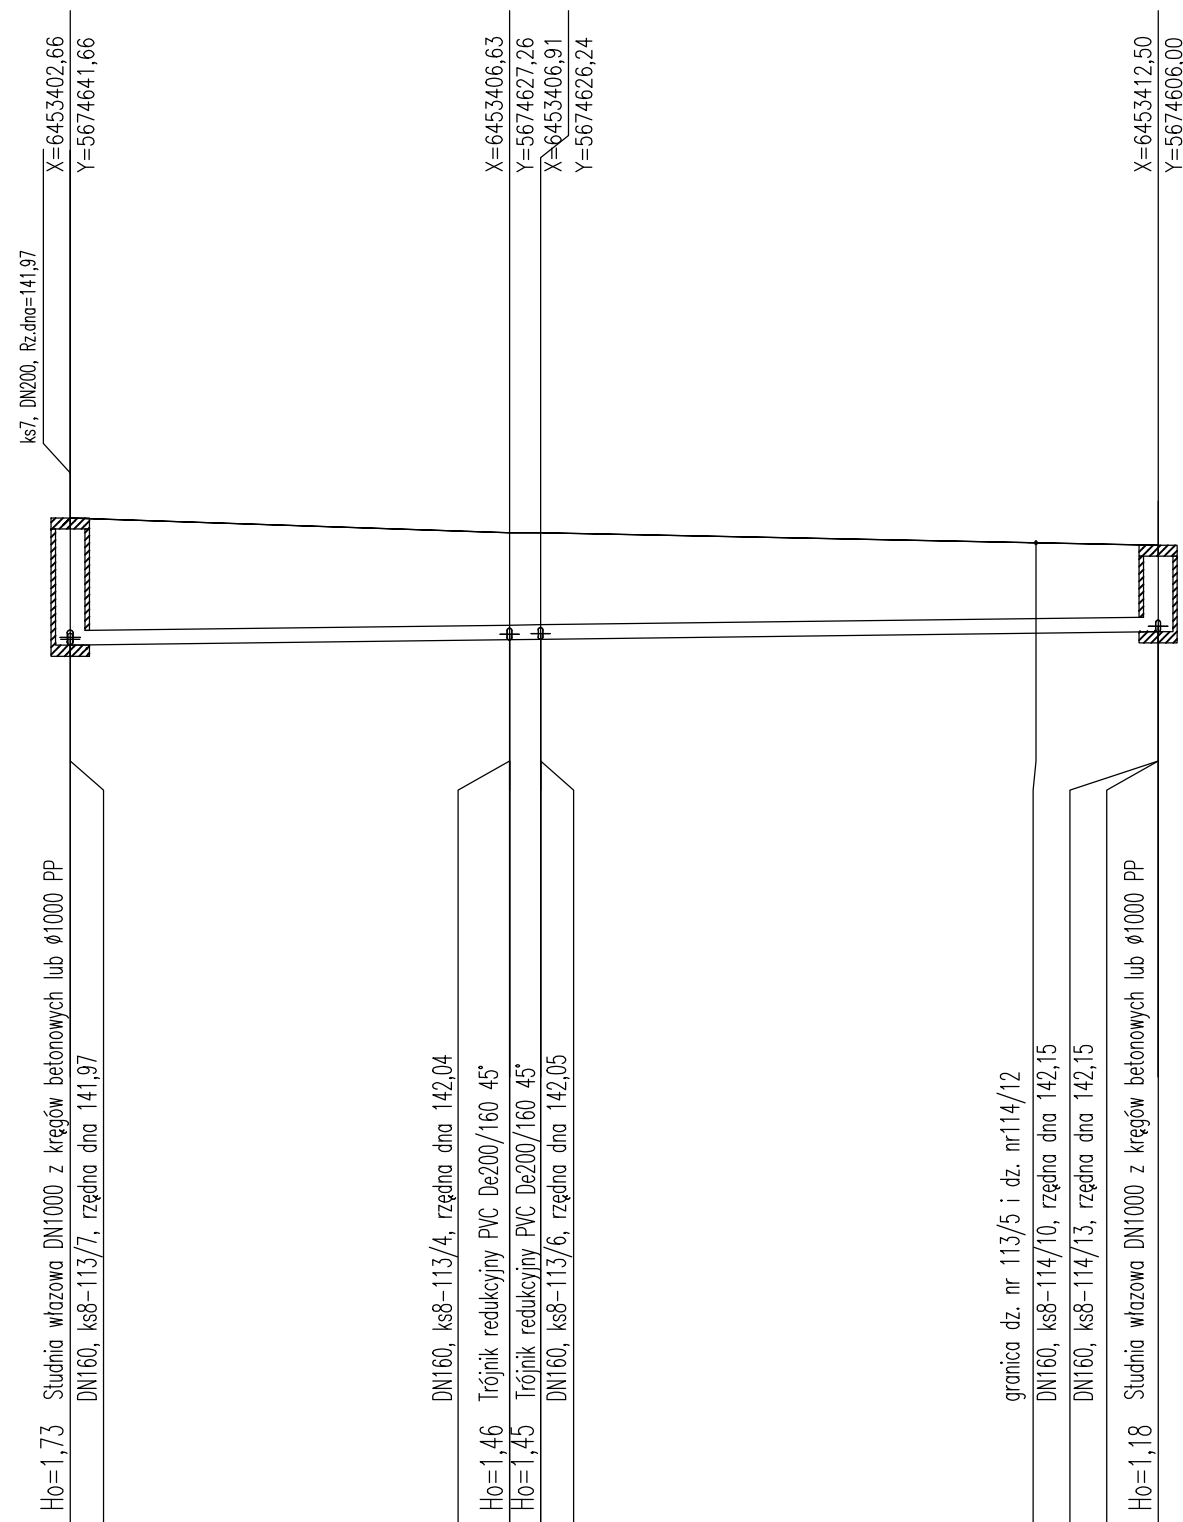

P.p.=130,00

Nazwa węzła	S7.6	T8.1T8.2	S8.1
Rzędna istniejącego terenu	143,70	143,50 143,50	143,33
Rzędna dna proj. kanału	141,97	142,04 142,05	142,15
Długość odcinka	14,9	0,00	0,0
	14,9	1,1	21,0
Proj. spadek kanału, odległość	L=37,0	i=0,5 %	
Proj. średnica nominalna, materiał	De 200 PVC, SDR34 SN8		
Hektometr i odległości	00	14,9 16,0	32,8 37,0

EDJEDNOSTKA PROJEKTOWA ECOTEQ I. Bors, R. Flis sp. J. ul. Wilczycka 48, 55-093 Kielców				
INWESTOR: GMINNE PRZEDSIĘBIORSTWO KOMUNALNE SP. Z O.O., BOGUSZYCE 118A, 56-400 OLEŚNICA				BRANŻA: SANITARNA
OBIĘKT: PROJEKT ODCINKÓW SIECI KANALIZACJI SANITARNEJ W MIEJSCOWOŚCI SMARDZÓW, GMINA OLEŚNICA.				
PROJEKTANT (SANITARNA): MGR INŻ. ROBERT FLIS	DATA: 30.05.2022	NUMER UPRAWNIENIÓW: nr upr. 221/DOŚ/05 w specjalności instalacyjnej w zakresie sieci, inst. i urządzeń wod-kan, ciepłych, wentyl. i gazowych	PODPIS: PW	STADIUM: PW
SPRAWDZAJĄCY (SANITARNA): MGR INŻ. IRENUSZ BORS	DATA: 30.05.2022	NUMER UPRAWNIENIÓW: nr upr. 63/DOŚ/03 w specjalności instalacyjnej w zakresie sieci, inst. i urządzeń wod-kan, ciepłych, wentyl. i gazowych	PODPIS: PW	
SKALA: 1:100/250	TEMAT: PROFIL PODŁUŻNY SIECI KANALIZACJI - KANAŁ KS8			NR RYSUNKU: 12