



P.p.=130,00

Nazwa węzła	S6.1		z6-1	
Rzędna istniejącego terenu	144,60		144,60	
Rzędna dna proj. kanału	143,26		143,33	
Długość odcinka	2,0	2,6		
	4,6			
Proj. spadek kanału, odległość	L=4,6 i=1,4 %			
Proj. średnica nominalna, materiał	De 160 PVC, SDR34 SN8			
Hektometr i odległości	0,0	2,0	4,6	

dz. 92/9

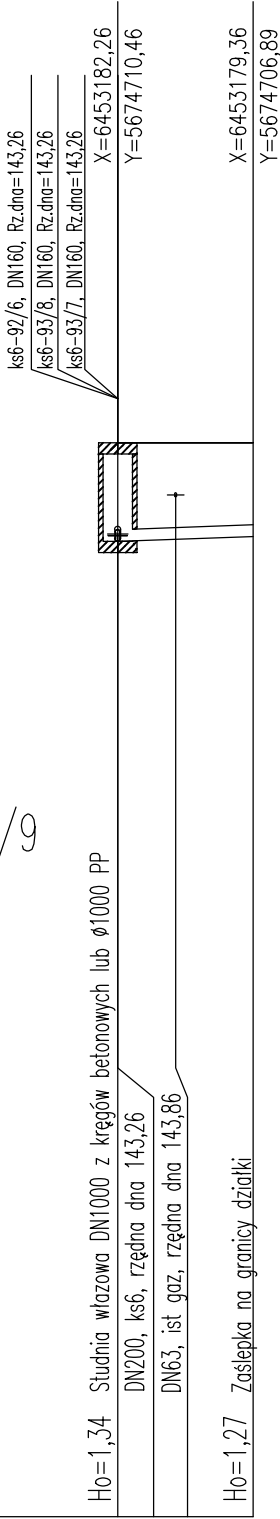


dz. 92/6

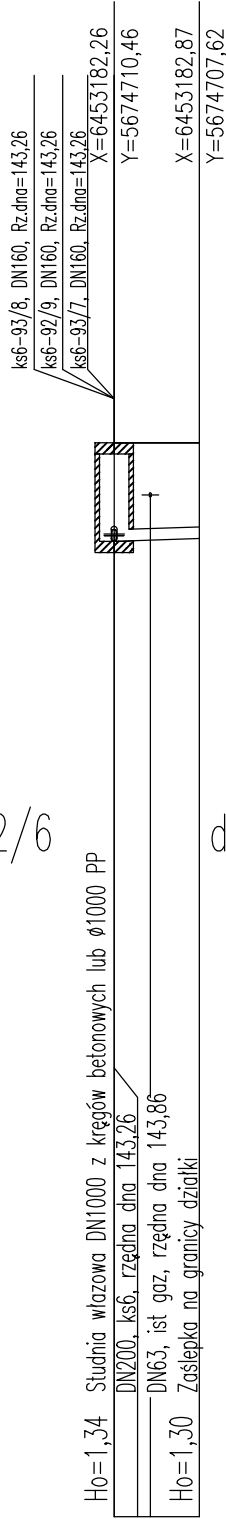

dz. 93/7



dz. 93/8

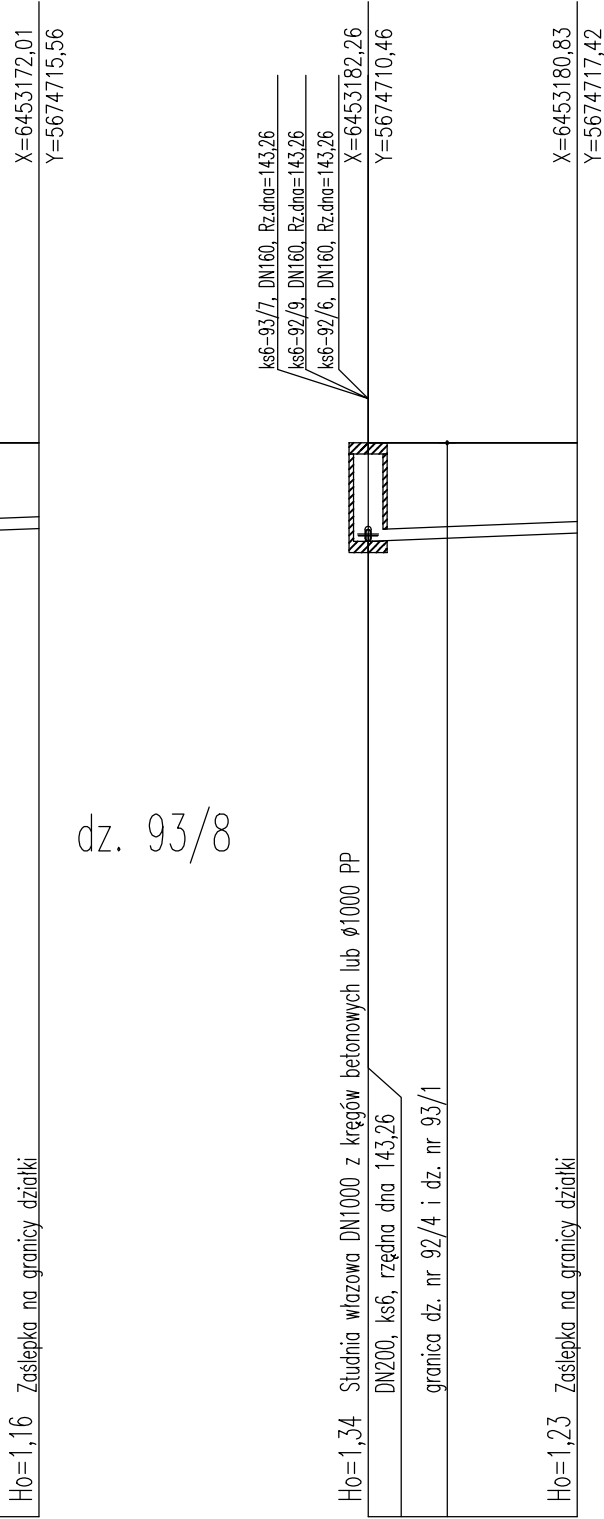

S6.1

144,60	144,60
143,26	143,33
2,0	2,6
4,6	
L=4,6	
i=1,4 %	
De 160 PVC, SDR34 SN8	
0,0	2,0
4,6	

S6.1

144,60	144,60
143,26	143,44
11,4	
11,4	
L=11,4	
i=1,5 %	
De 160 PVC, SDR34 SN8	
0,0	4,2
11,4	

S6.1

144,60	144,60
143,26	143,37
7,1	
7,1	
L=7,1	
i=1,6 %	
De 160 PVC, SDR34 SN8	
0,0	2,7
7,1	

S6.1

JEDNOSTKA PROJEKTOWA ECOTEQ I. Bors, R. Flis sp. J. ul. Wilczycka 48, 55-093 Kielczów				
INWESTOR: GMINNE PRZEDSIĘBIORSTWO KOMUNALNE SP. Z O.O., BOGUSZYCE 118A, 56-400 OLEŚNICA				BRANŻA: SANITARNA
OBIEKT: PROJEKT ODCINKÓW SIECI KANALIZACJI SANITARNEJ W MIEJSCOWOŚCI SMARDZÓW, GMINA OLEŚNICA.				
PROJEKTANT (SANITARNA): MGR INŻ. ROBERT FLIS	DATA: 30.05.2022	NUMER UPRAWNIENI: nr upr. 221/DOŚ/05 w specjalności instalacyjnej w zakresie sieci, inst. i urządzeń wod-kan, ciepłych, wentyl. i gazowych	PODPIS:	STADIUM: PW
SPRAWDZAJĄCY (SANITARNA): MGR INŻ. IRENUSZ BORS	DATA: 03.03.2022	NUMER UPRAWNIENI: nr upr. 63/DOŚ/03 w specjalności instalacyjnej w zakresie sieci, inst. i urządzeń wod-kan, ciepłych, wentyl. i gazowych	PODPIS:	
SKALA: 1:100/250	TEMAT: PROFIL PODŁUŻNY SIĘGACZY KANALIZACJI - KANAŁ KS6			NR RYSUNKU: 19