



P.p.=130,00		
Nazwa węzła	S8.1	z8-1
Rzędna istniejącego terenu	143,33	143,33
Rzędna dna proj. kanału	142,15	142,33
Długość odcinka	2,9	0,7
	3,6	
Proj. spadek kanału, odległość	L=3,6	
	i=5,1 ‰	
Proj. średnica nominalna, materiał	De 160 PVC, SDR34 SN8	
Hektometr i odległości	00	3,6

dz. 114/10

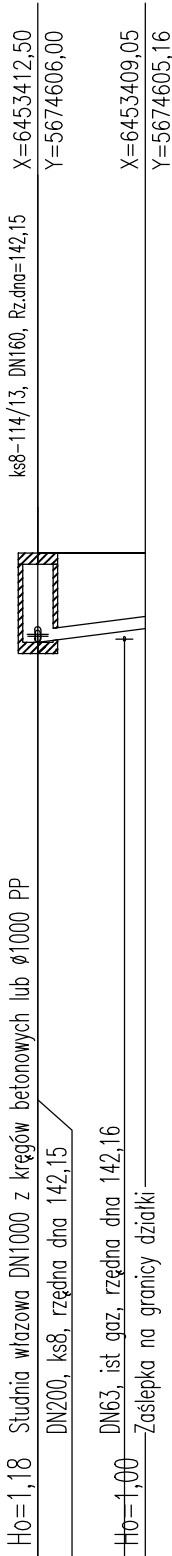

S8.1	142,15	143,33	6,5	L=6,5	De 160 PVC, SDR34 SN8	00
	142,22	143,33	6,5	i=1,1 ‰		6,5


dz. 114/13

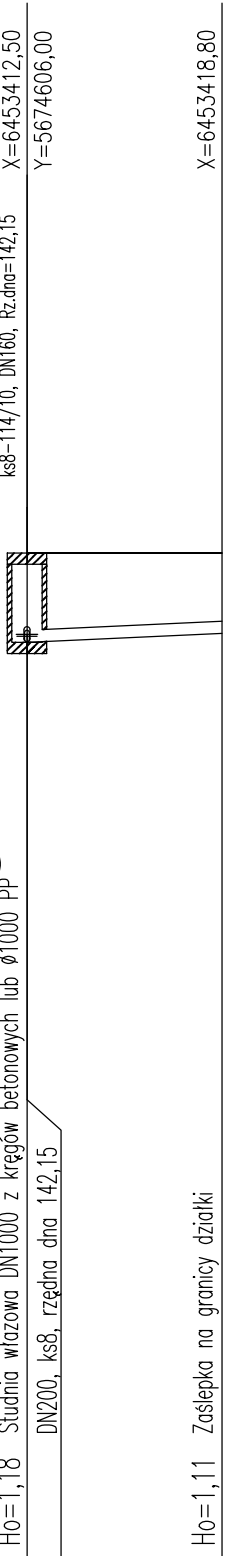

dz. 113/6


T8.2	142,05	143,50	6,5	L=6,5	De 160 PVC, SDR34 SN8	00
	142,10	143,50	6,5	i=1,8 ‰		6,5

dz. 113/4

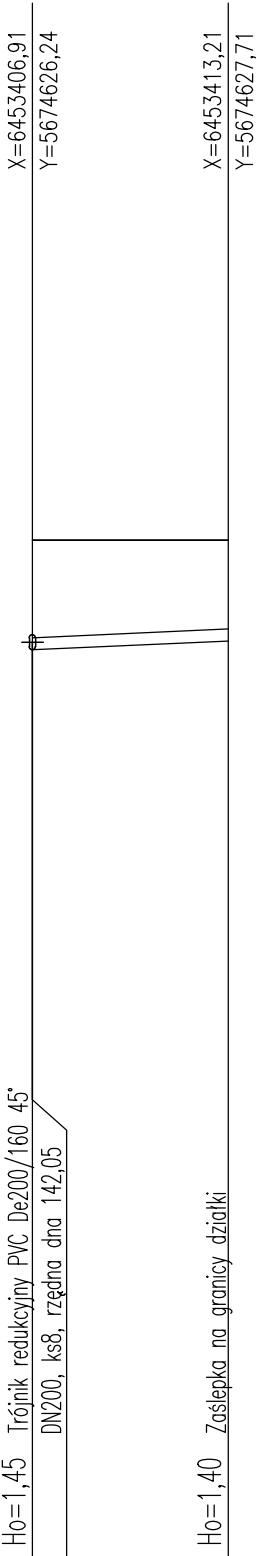


T8.1	142,04	143,50	2,6	L=3,5	De 160 PVC, SDR34 SN8	00
	142,44	143,50	0,9	i=14,5 ‰		3,5

dz. 113/7

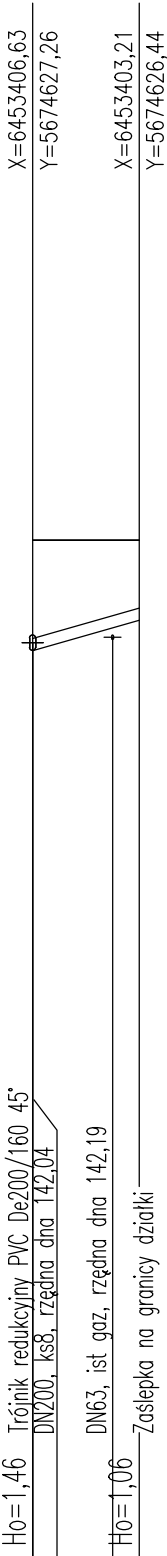

S7.6	141,97	143,70	6,5	L=6,5	De 160 PVC, SDR34 SN8	00
	142,08	143,70	6,5	i=1,8 ‰		6,5

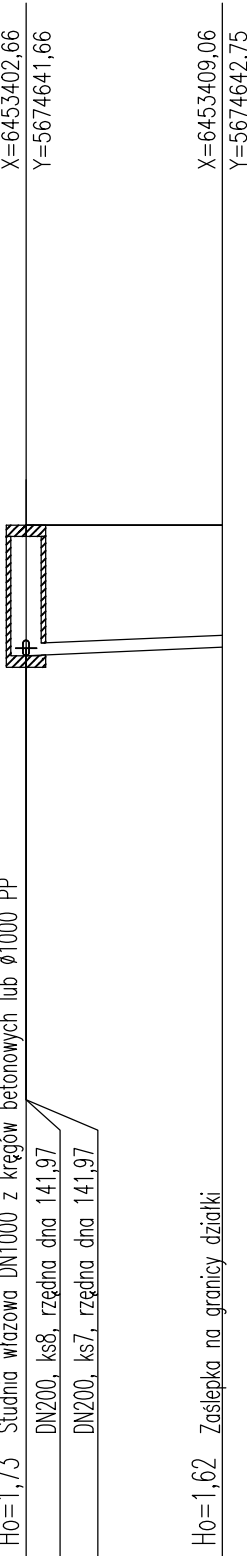

JEDNOSTKA PROJEKTOWA ECOTEQ I. Bors, R. Flis sp. J. ul. Wilczycka 48, 55-093 Kielczów				
INWESTOR: GMINNE PRZEDSIĘBIORSTWO KOMUNALNE SP. Z O.O., BOGUSZYCE 118A, 56-400 OLEŚNICA			BRANŻA: SANITARNA	
OBIEKT: PROJEKT ODCINKÓW SIECI KANALIZACJI SANITARNEJ W MIEJSCOWOŚCI SMARDZÓW, GMINA OLEŚNICA.			STADIUM: PW	
PROJEKTANT (SANITARNA): MGR INŻ. ROBERT FLIS	DATA: 30.05.2022	NUMER UPRAWNIENI: nr upr. 221/DOŚ/05 w szczególności instalacyjnej w zakresie sieci, inst. i urządzeń wod-kan., opływnych, wentyl. i gazowych		
SPRAWDZAJĄCY (SANITARNA): MGR INŻ. IRENUSZ BORS	DATA: 30.05.2022	NUMER UPRAWNIENI: nr upr. 63/DOŚ/03 w szczególności instalacyjnej w zakresie sieci, inst. i urządzeń wod-kan., opływnych, wentyl. i gazowych	PODPIS:	
SKALA: 1:100/250	TEMAT: PROFIL PODŁUŻNY SIĘGACZY KANALIZACJI - KANAŁ KS8			NR RYSUNKU: 21