



P.p.=125,00	
Nazwa węzła	S10.1 z10-1
Rzędna istniejącego terenu	139,45
Rzędna dna proj. kanału	137,88
Długość odcinka	3,0
Proj. spadek kanału, odległość	L=3,0 i=1,5 %
Proj. średnica nominalna, materiał	De 160 PVC, SDR34 SN8
Hektometr i odległości	00 3,0


dz. 482/5

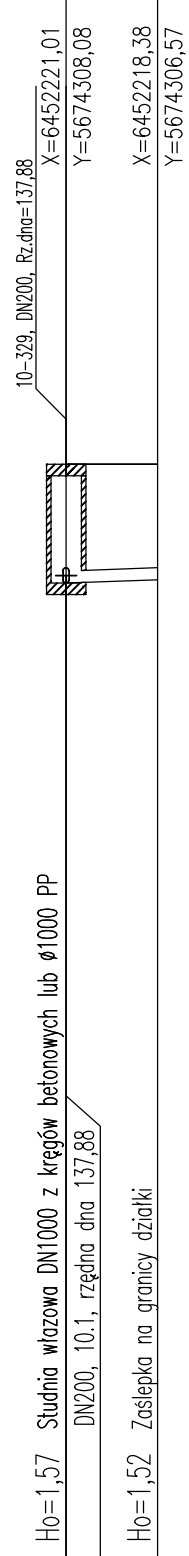

dz. 321/37

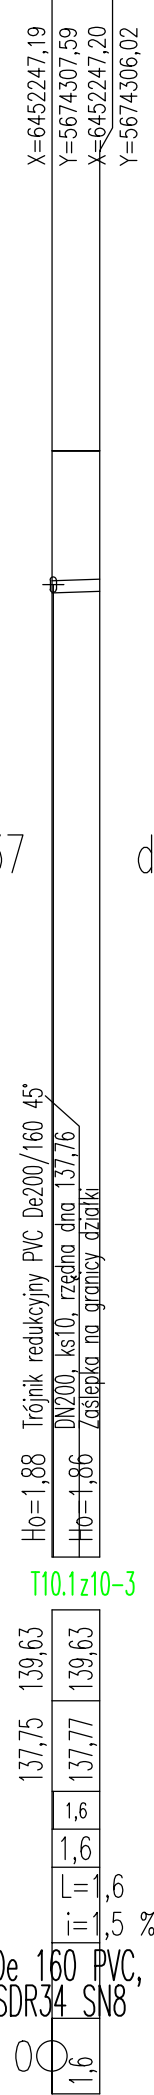


dz. 321/41

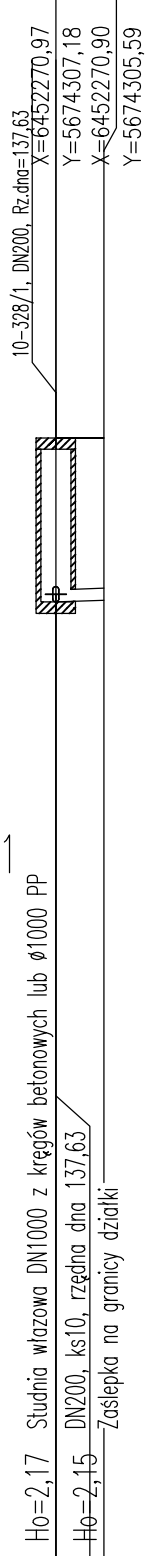


P.p.=130,00	
Nazwa węzła	S10.4 z10-5
Rzędna istniejącego terenu	140,00
Rzędna dna proj. kanału	137,31
Długość odcinka	1,6
Proj. spadek kanału, odległość	L=1,6 i=1,5 %
Proj. średnica nominalna, materiał	De 160 PVC, SDR34 SN8
Hektometr i odległości	000 1,6

dz. 485

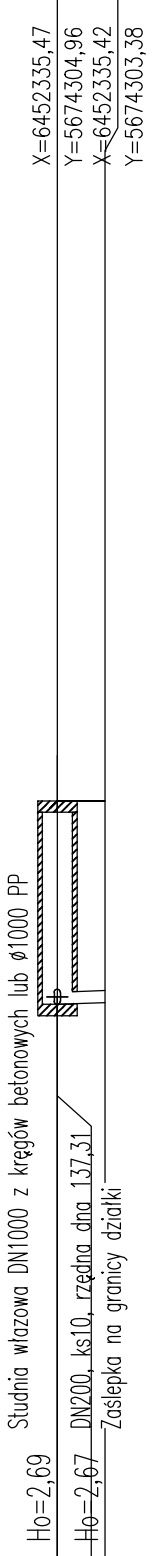

dz. 325/6

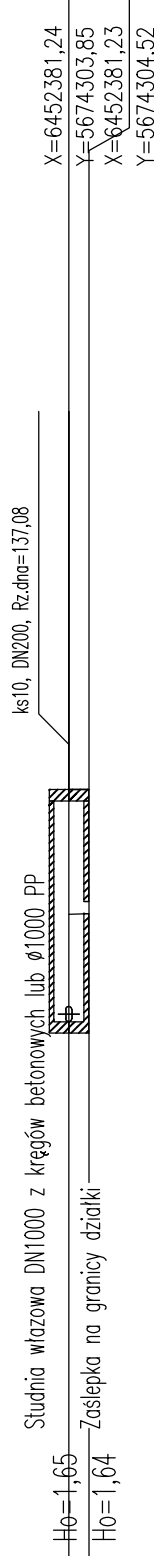

JEDNOSTKA PROJEKTOWA ECOTEQ I. Bors, R. Flis sp. J. ul. Wilczycka 48, 55-093 Kielczów				
INWESTOR: GMINNE PRZEDSIĘBIORSTWO KOMUNALNE SP. Z O.O., BOGUSZYCE 118A, 56-400 OLEŚNICA		BRANŻA: SANITARNA		
OBIEKT: PROJEKT ODCINKÓW SIECI KANALIZACJI SANITARNEJ W MIEJSCOWOŚCI SMARDZÓW, GMINA OLEŚNICA.		STADIUM: PW		
PROJEKTANT (SANITARNA): MGR INŻ. ROBERT FLIS	DATA: 30.05.2022	NUMER UPRAWNIENI: nr upr. 221/DOŚ/05 w specjalności instalacyjnej w zakresie sieci, inst. i urządzeń wod-kan., ciepłych, wentyl. i gazowych	PODPIS:	
SPRAWDZAJĄCY (SANITARNA): MGR INŻ. IRENUSZ BORS	DATA: 30.05.2022	NUMER UPRAWNIENI: nr upr. 63/DOŚ/03 w specjalności instalacyjnej w zakresie sieci, inst. i urządzeń wod-kan., ciepłych, wentyl. i gazowych	PODPIS:	
SKALA: 1:100/250	TEMAT: PROFIL PODŁUŻNY SIĘGACZY KANALIZACJI - KANAŁ KS10			NR RYSUNKU: 23