



P.p.=130,00		
Nazwa węzła	S11.3 z11-1	
Rzędna istniejącego terenu	141,40	141,40
Rzędna dna proj. kanału	140,43	140,49
Długość odcinka	6,1	1,7
Proj. spadek kanału, odległość	L=7,8 i=1,1 %	
Proj. średnica nominalna, materiał	De 160 PVC, SDR34 SN8	
Hektometr i odległości	00	6,0
		7,8

dz. 133/56

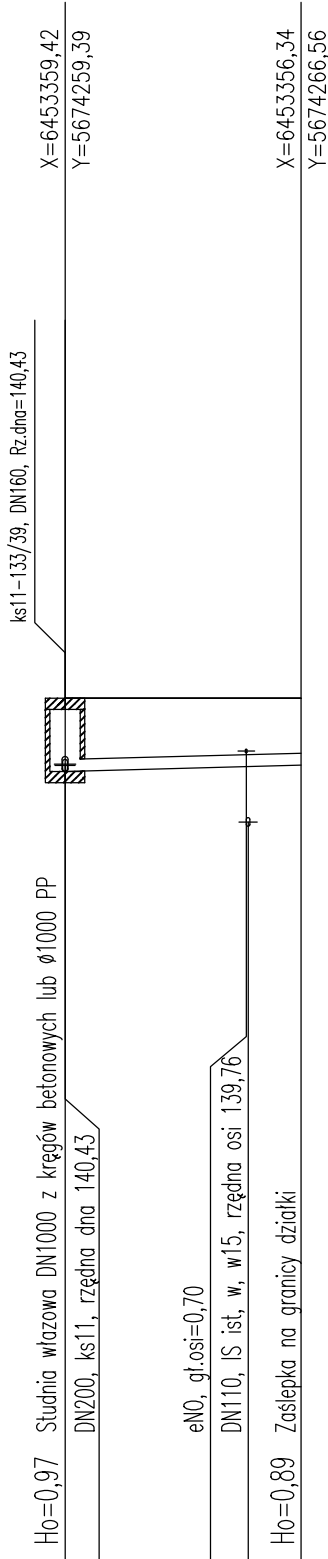


z11-1

dz. 133/39

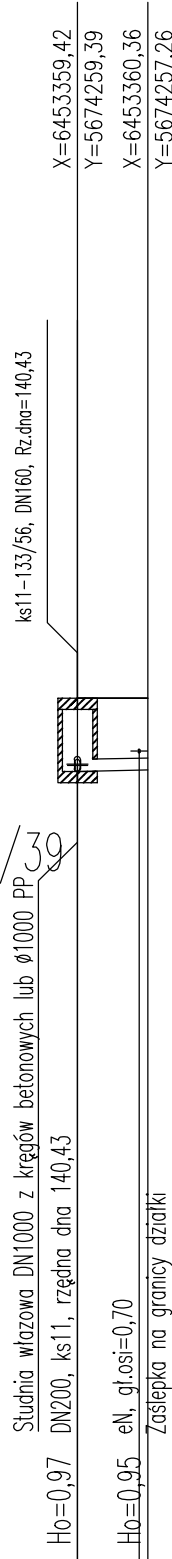

S11.3 z11-2


dz. 133/37

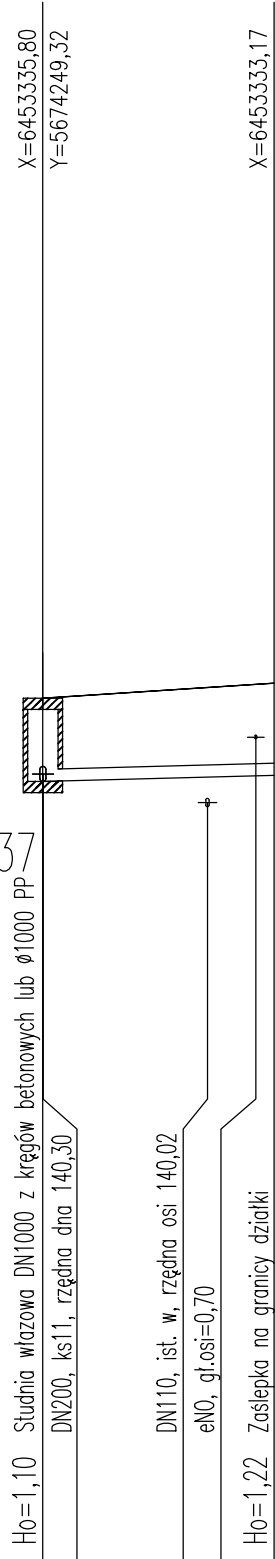

S11.2


z11-4

dz. 133/38

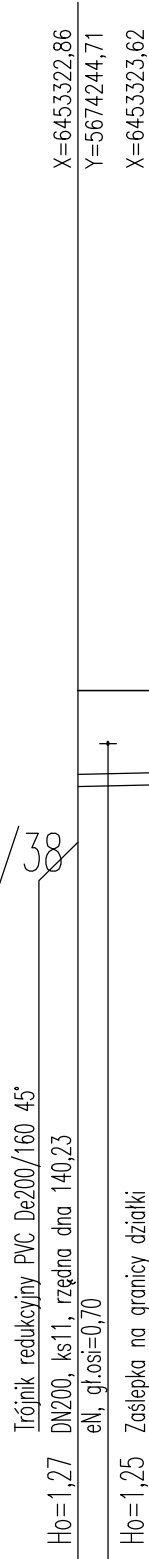

T11.2 z11-5


dz. 133/59

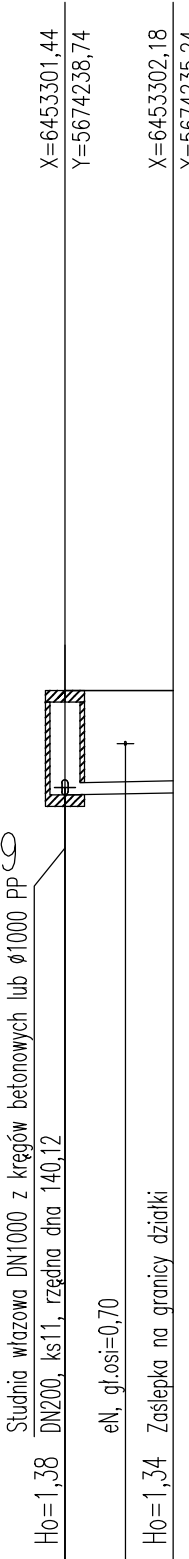

S11.1

z11-6

dz. 133/51

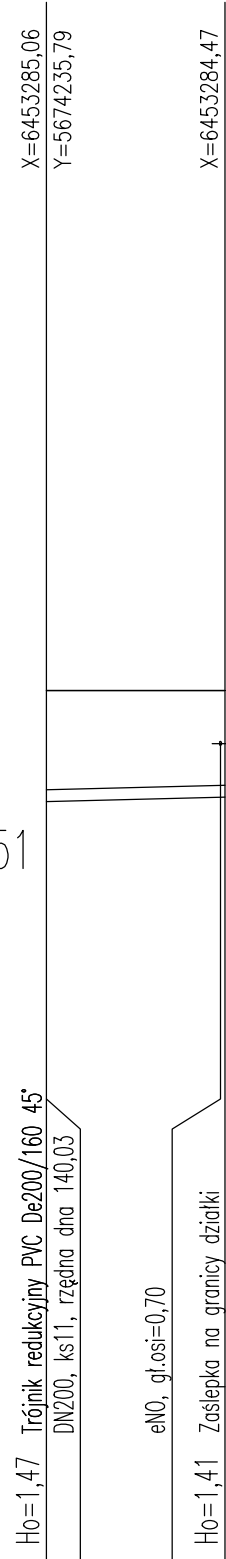

T11.1

z11-7

JEDNOSTKA PROJEKTOWA ECOTEQ I. Bors, R. Flis sp. J. ul. Wilczycka 48, 55-093 Kielczów					
INWESTOR: GMINNE PRZEDSIĘBIORSTWO KOMUNALNE SP. Z O.O., BOGUSZYCE 118A, 56-400 OLEŚNICA				BRANŻA: SANITARNA	
OBJEKT: PROJEKT ODCINKÓW SIECI KANALIZACJI SANITARNEJ W MIEJSCOWOŚCI SMARDZÓW, GMINA OLEŚNICA.				STADIUM: PW	
PROJEKTANT (SANITARNA): MGR INŻ. ROBERT FLIS	DATA: 30.05.2022	NUMER UPRAWNIENI: nr upr. 221/DOŚ/05 w szczególności instalacyjnej w zakresie sieci, inst. i urządzeń wod-kan., opływnych, wentyl. i gazowych	PODPIS:		
SPRAWDZAJĄCY (SANITARNA): MGR INŻ. IRENUSZ BORS	DATA: 30.05.2022	NUMER UPRAWNIENI: nr upr. 63/DOŚ/03 w szczególności instalacyjnej w zakresie sieci, inst. i urządzeń wod-kan., opływnych, wentyl. i gazowych	PODPIS:		
SKALA: 1:100/250	TEMAT: PROFIL PODŁUŻNY SIĘGACZY KANALIZACJI - KANAŁ KS11			NR RYSUNKU: 24	